


Pianta Intercapedine di fondazione  
Scala 1:50

Via Federico Confalonieri

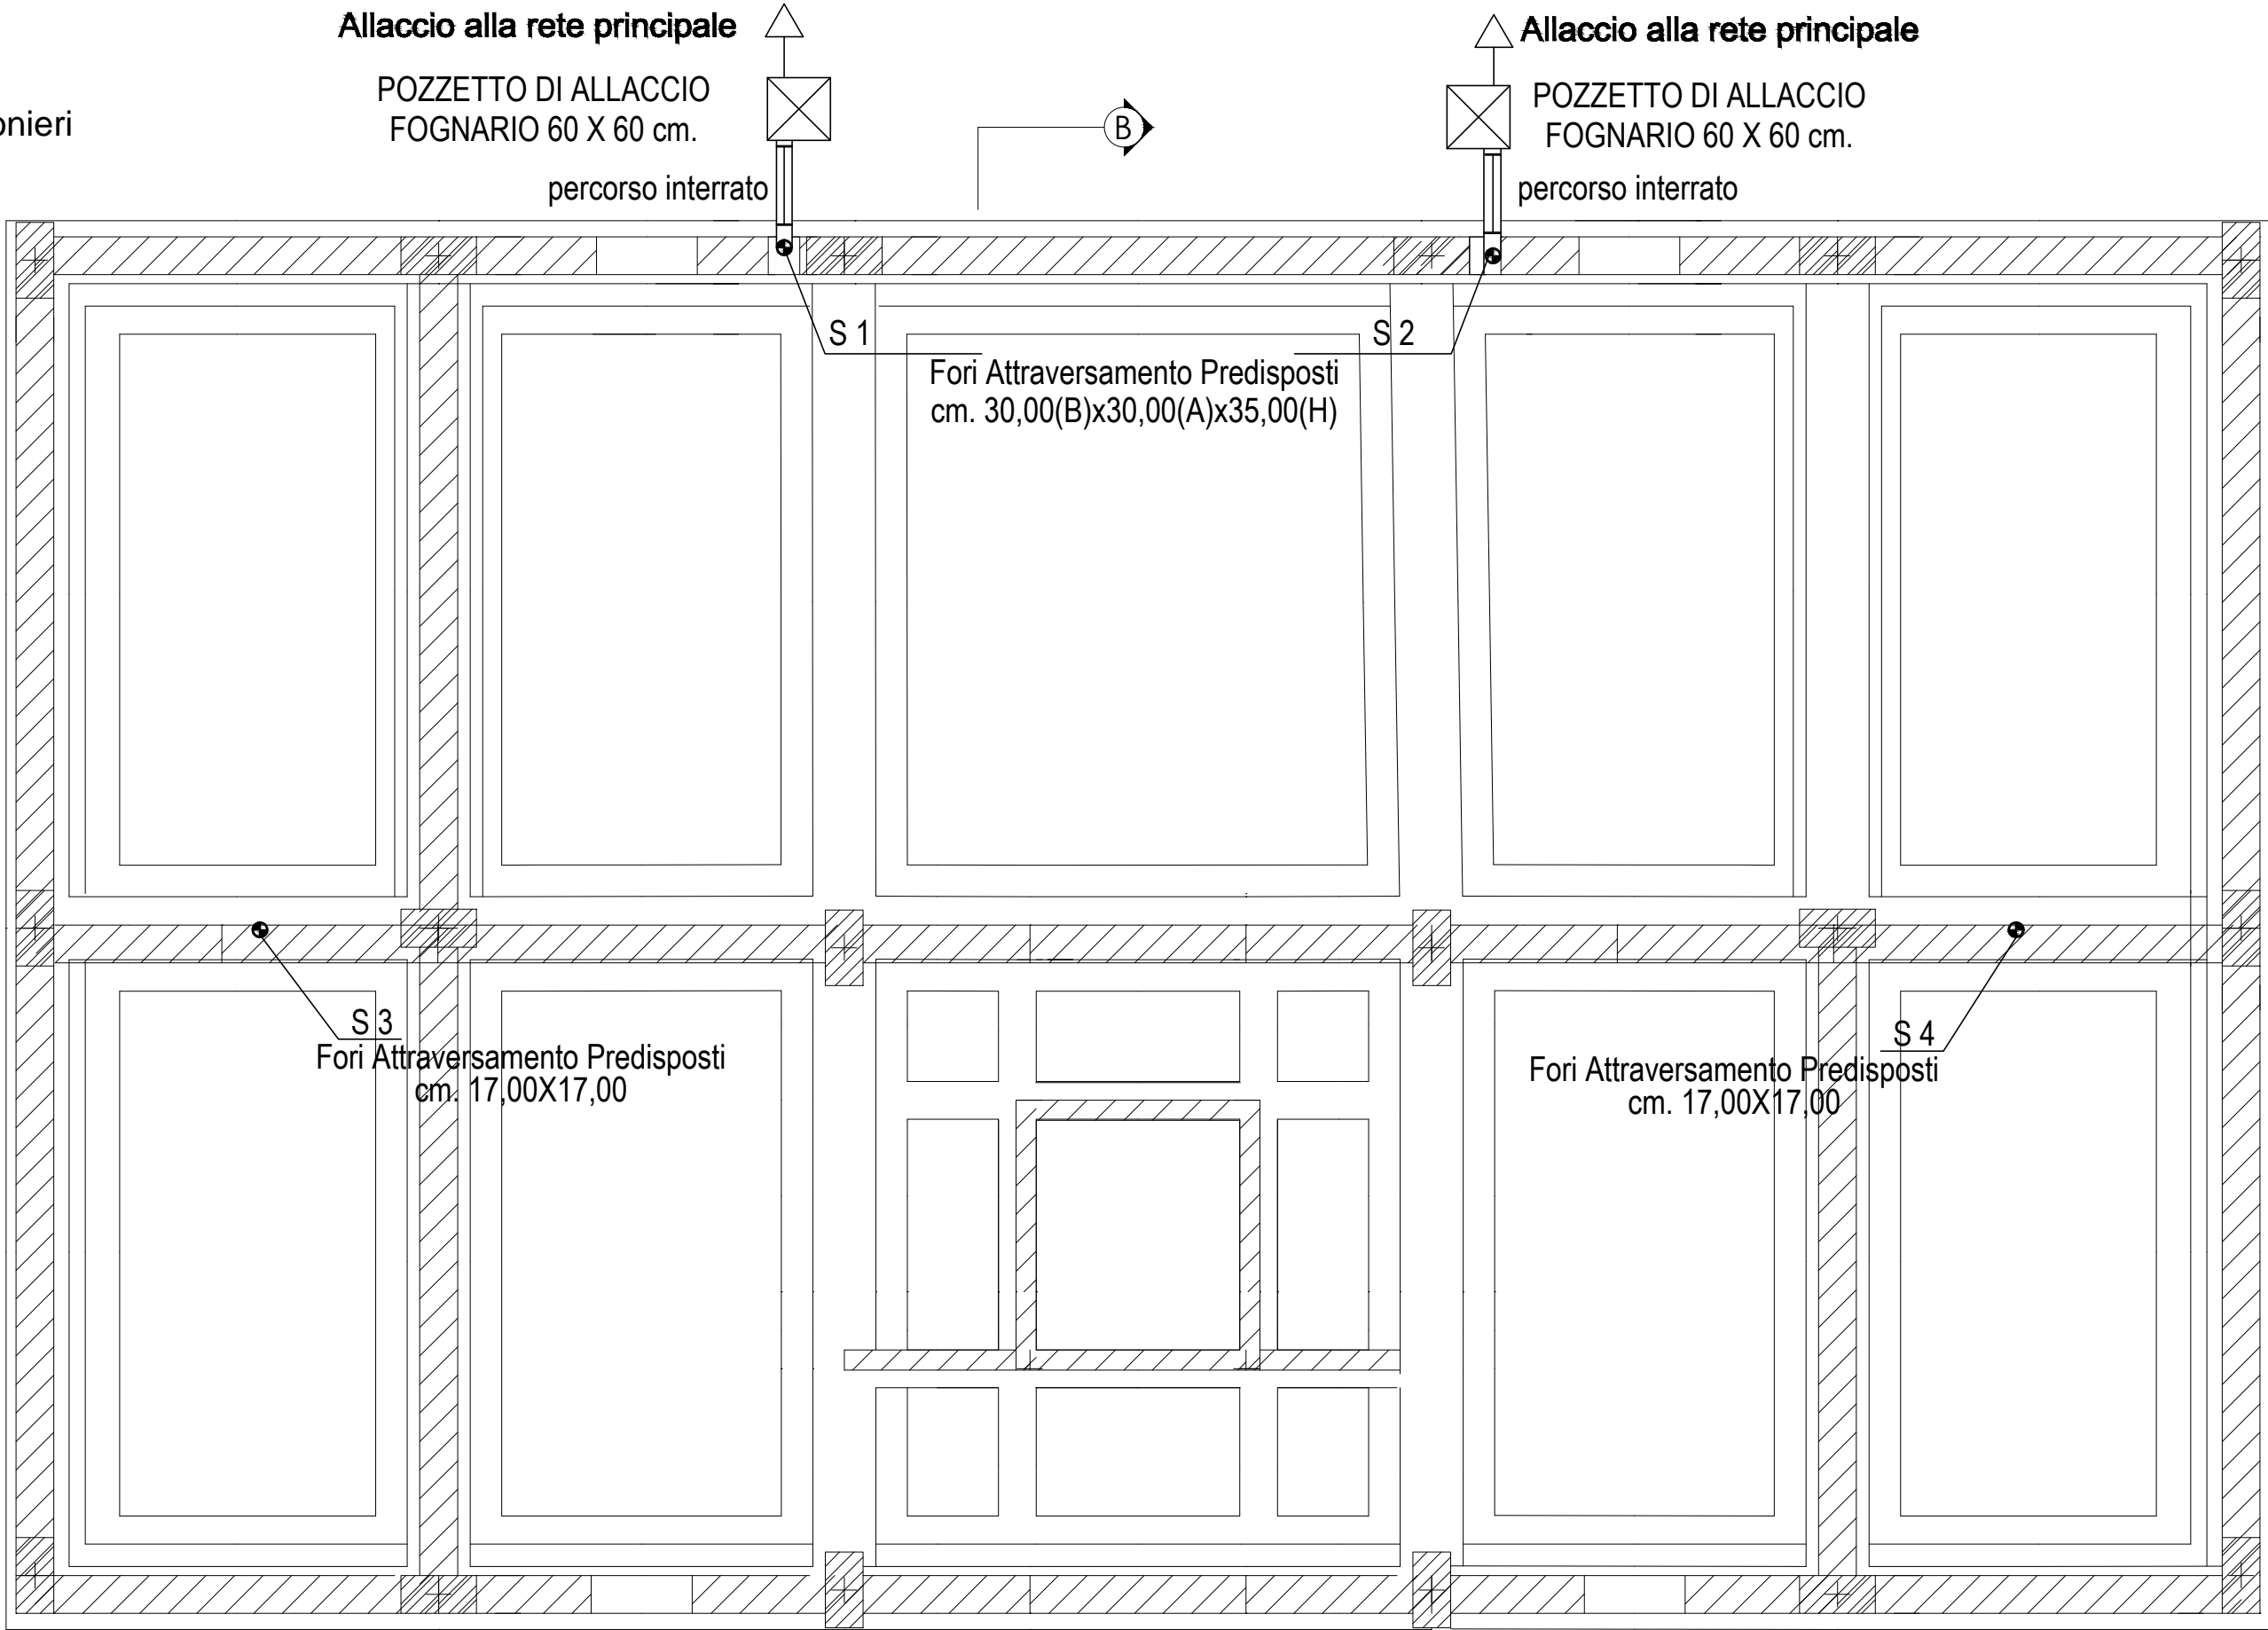

X-axis | Y-axis

Pianta Piano Terra  
Scala 1:50

Via Federico Confalonieri

CAVEDIO.


Colonne montanti del solare termico dalla centrale termica alla copertura con tubo in rame < 22 coibentato con coppelle da 13 mm in polietilene espanso per applicazioni solari, complete di cavo sonda.

Dalla rete idrica comunale

GRUPPO DI MISURA AQP

CAVEDIO.

Colonne montanti pompa di calore alla centrale termica con tubazioni in rame < 35 coibentate con coppelle da 19 mm in poliuretano espanso a cellule chiuse.

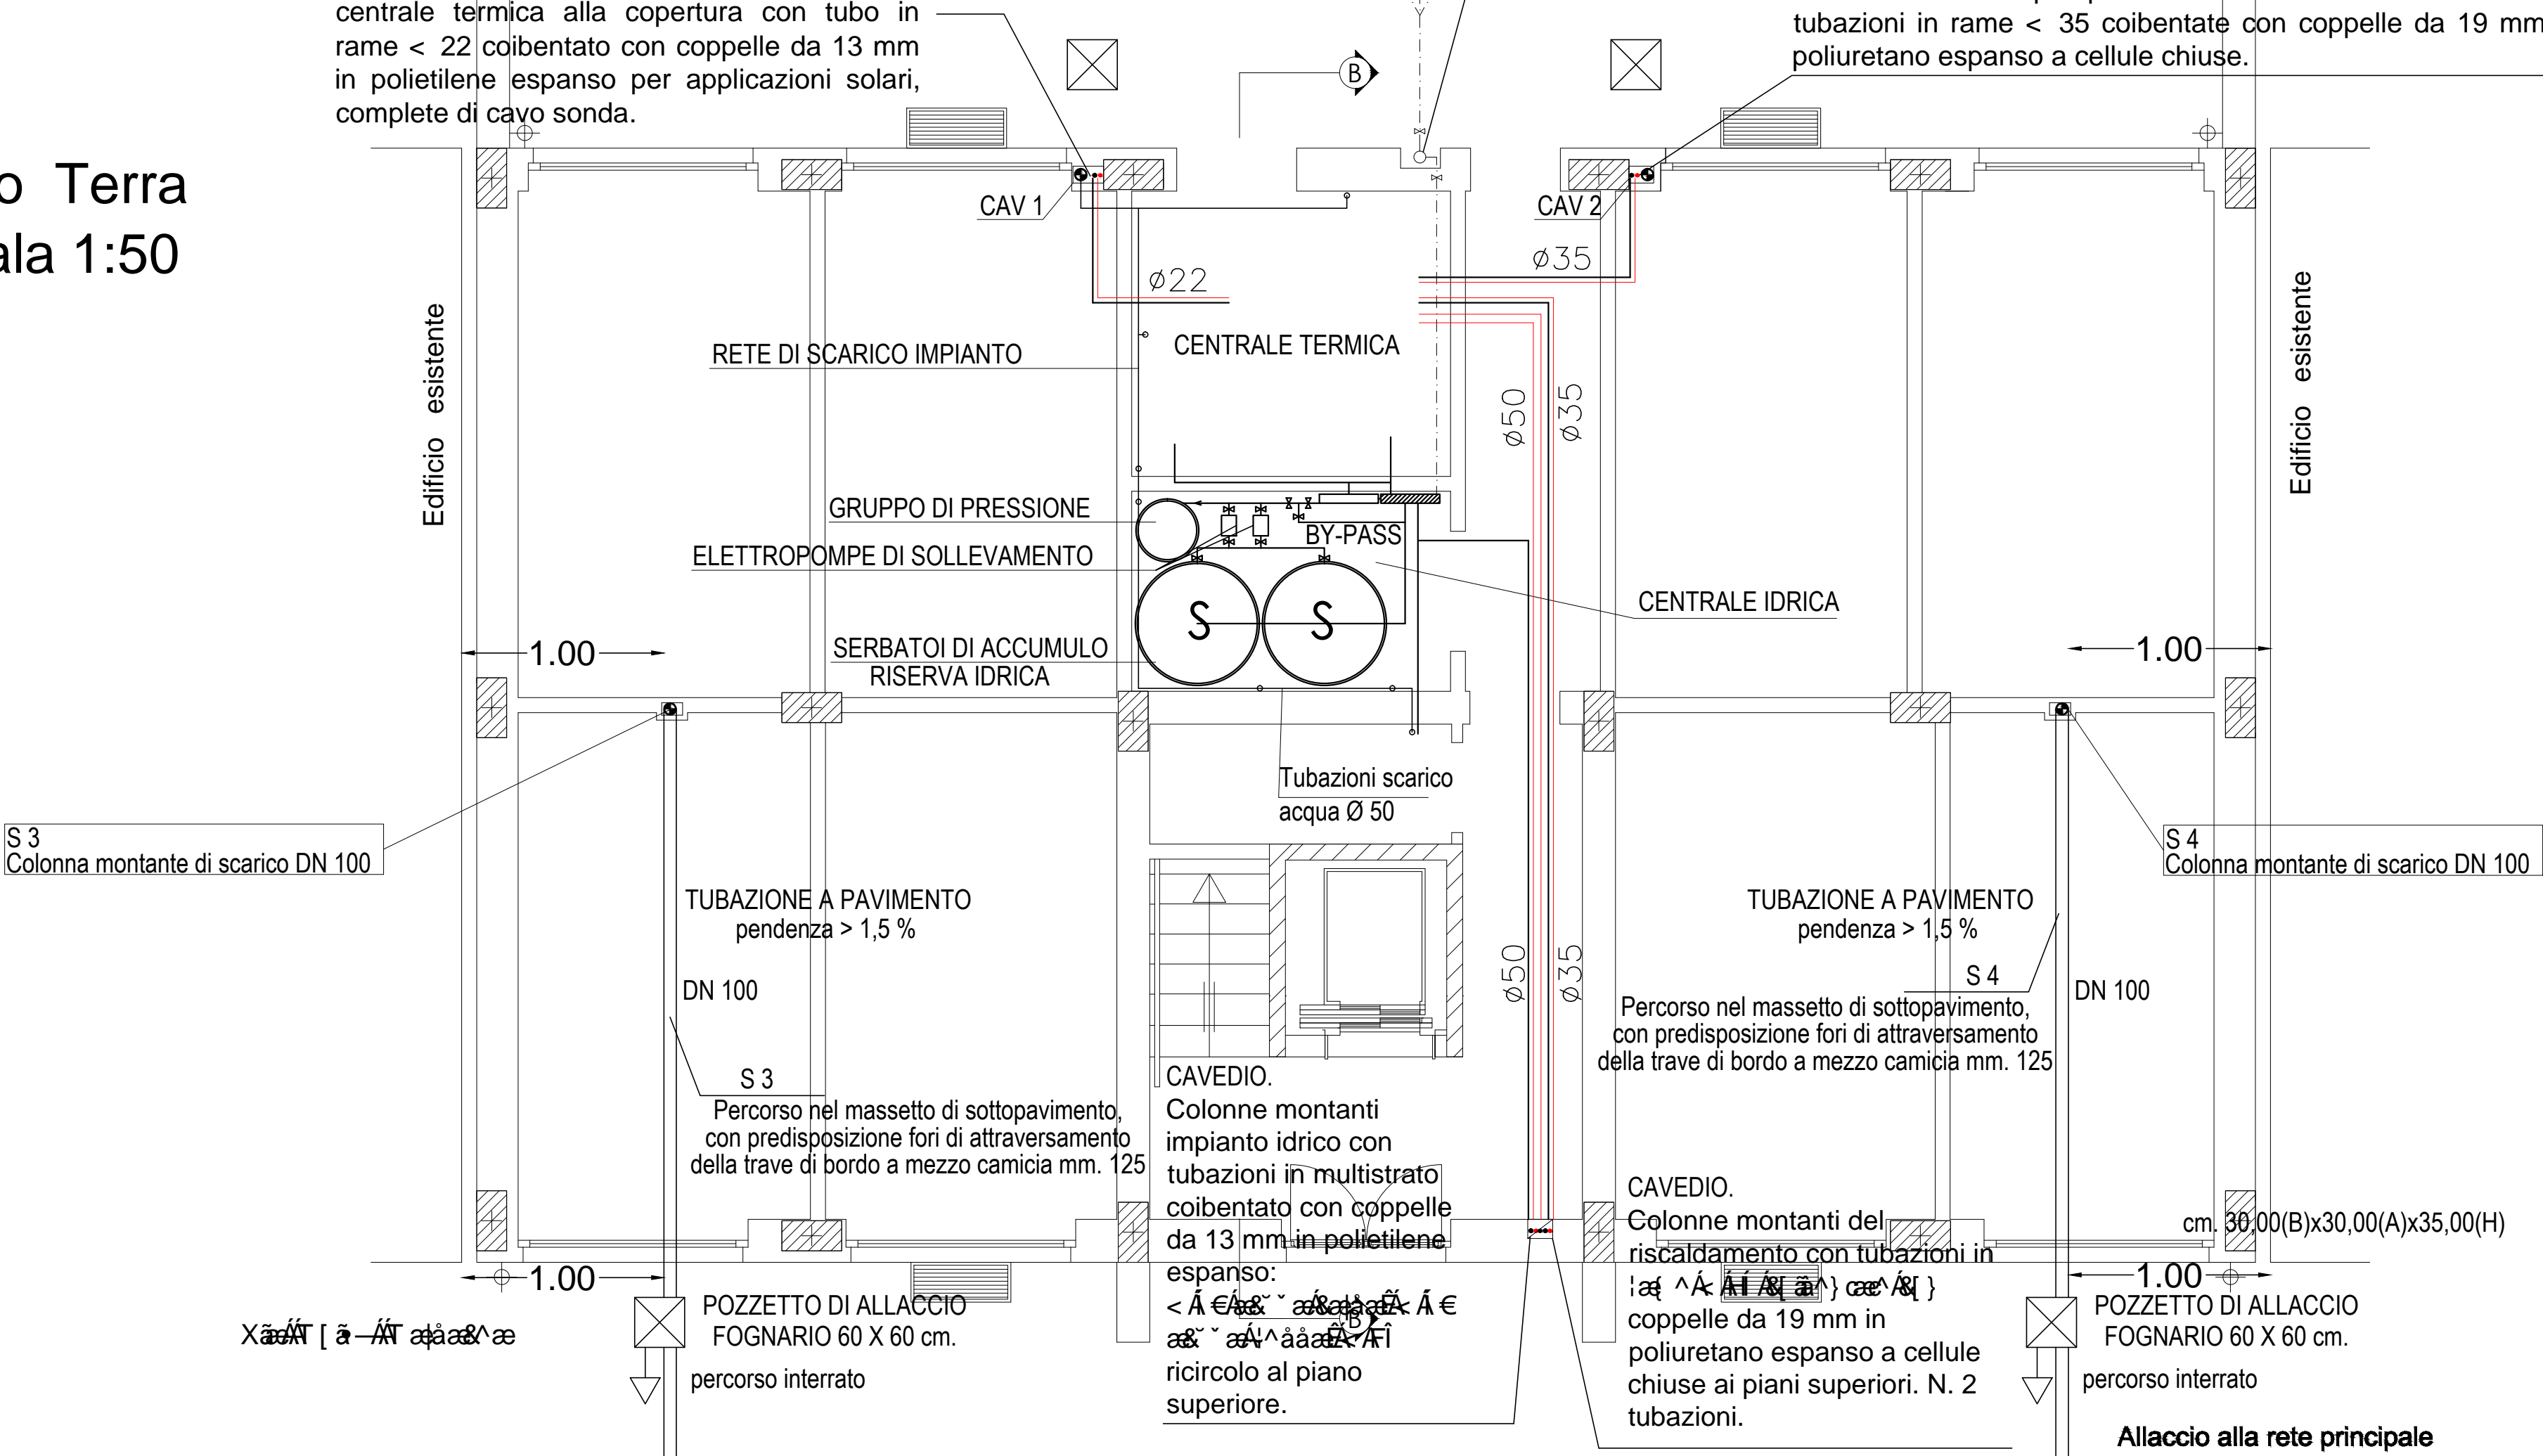

X-axis | Y-axis

Simbolo	Descrizione
—	Tubazione di scarico.
⊗	Colonna di scarico.
S 2	Indicazione Colonna di scarico. S - nn
⊗	Pozzetto di allaccio
---	Tubazione acqua di acquedotto.
—	Tubazione acqua fredda sanitaria.
—	Tubazione acqua calda sanitaria.
○	Colonna acqua calda sanitaria.
○	Colonna acqua fredda sanitaria.
C	Caldia.
B	Bollitore.
S	Serbatoio.
	Gruppo misuratori.
	Cassetta a parete con collettori di distribuzione afs acs.
CAV .....	Indicazione Cavedio.

ARCA CAPITANATA  
AGENZIA REGIONALE per la CASA e l'ABITARE

Legge n. 560 del 24.12.1993

Finanziamento: € 1.000.000,00

Finanziamento integrativo: € 200.000,00 (economie riverienti dalla Legge n. 560/1993)

Progetto di intervento per la riqualificazione  
nel Comune di Foggia in Via Federico Confalonieri

Progetto di intervento per la riqualificazione

TIMBRO	IL RESPONSABILE UNICO DEL PROCEDIMENTO E VERIFICATORE DEL PROGETTO:	ing. Vincenzo De Devitiis Direttore ARCA Capitanata
	I PROGETTISTI DELL'ARCHITETTONICO:	arch. Anna Maria Tomasulo u.o. Progettazione / Appalti ARCA Capitanata geom. Pietro Lorusso u.o. Progettazione / Appalti ARCA Capitanata
	IL PROGETTISTA DELLE STRUTTURE E DEGLI IMPIANTI TECNOLOGICI:	arch. Fernando Padalino Via Marsala n.15 - 71017 Torremaggiore (FG)

TAVOLA	TITOLO	SCALA
IDR.SAN. 01	IMPIANTO IDRICO SANITARIO E SCARICHI Percorsi principali e distribuzione secondaria. Piante.	1:50
AGGIORNAMENTI	L'IMPRESA	IL DIRETTORE DEI LAVORI
RIF.		