



ARCA CAPITANATA

Agenzia Regionale per la Casa e per l'Abitare

LEGGE N. 560 DEL 24.12.1993



LAVORI DI RECUPERO DEI PORTICATI
DEI LOTTI N. 456-457 SITI NEL COMUNE DI FOGGIA
DA DESTINARE AD ALLOGGI
- INTERVENTO LOTTO N. 457 EDIFICI A-B-C -
FINANZIAMENTO € 1.000.000,00

DESCRIZIONE ELABORATO:

Impianto elettrico
Edificio C

ALLEGATO: Tav.15C

SCALA: 1:100

PROGETTAZIONE ESECUTIVA:

Ing. Raffaele DIVINCENZO

Studio Tecnico Ing. Divincenzo Raffaele
Via Marconelli n°32, 76017 S. Ferdinando di P. (BT)
Tel-Fax 0883/629906. PEC raffaele.divincenzo@ingpec.eu

IL VERIFICATORE DEL
PROGETTO:

Arch. Anna Maria TOMASULO
(Responsabile u.o.
progettazione/appalti)

COLLABORATORI:

Ing. Luigi DI LEO

Ing. Francesco MELE

RESPONSABILE UNICO DEL
PROCEDIMENTO:


Ing. Vincenzo DE DEVITIS
(Dirigente del settore tecnico)

ALLOGGIO 1

ALLOGGIO 2

ALLOGGIO 3

VANO SCALA
CONDOMINIALE
EDIFICIO C

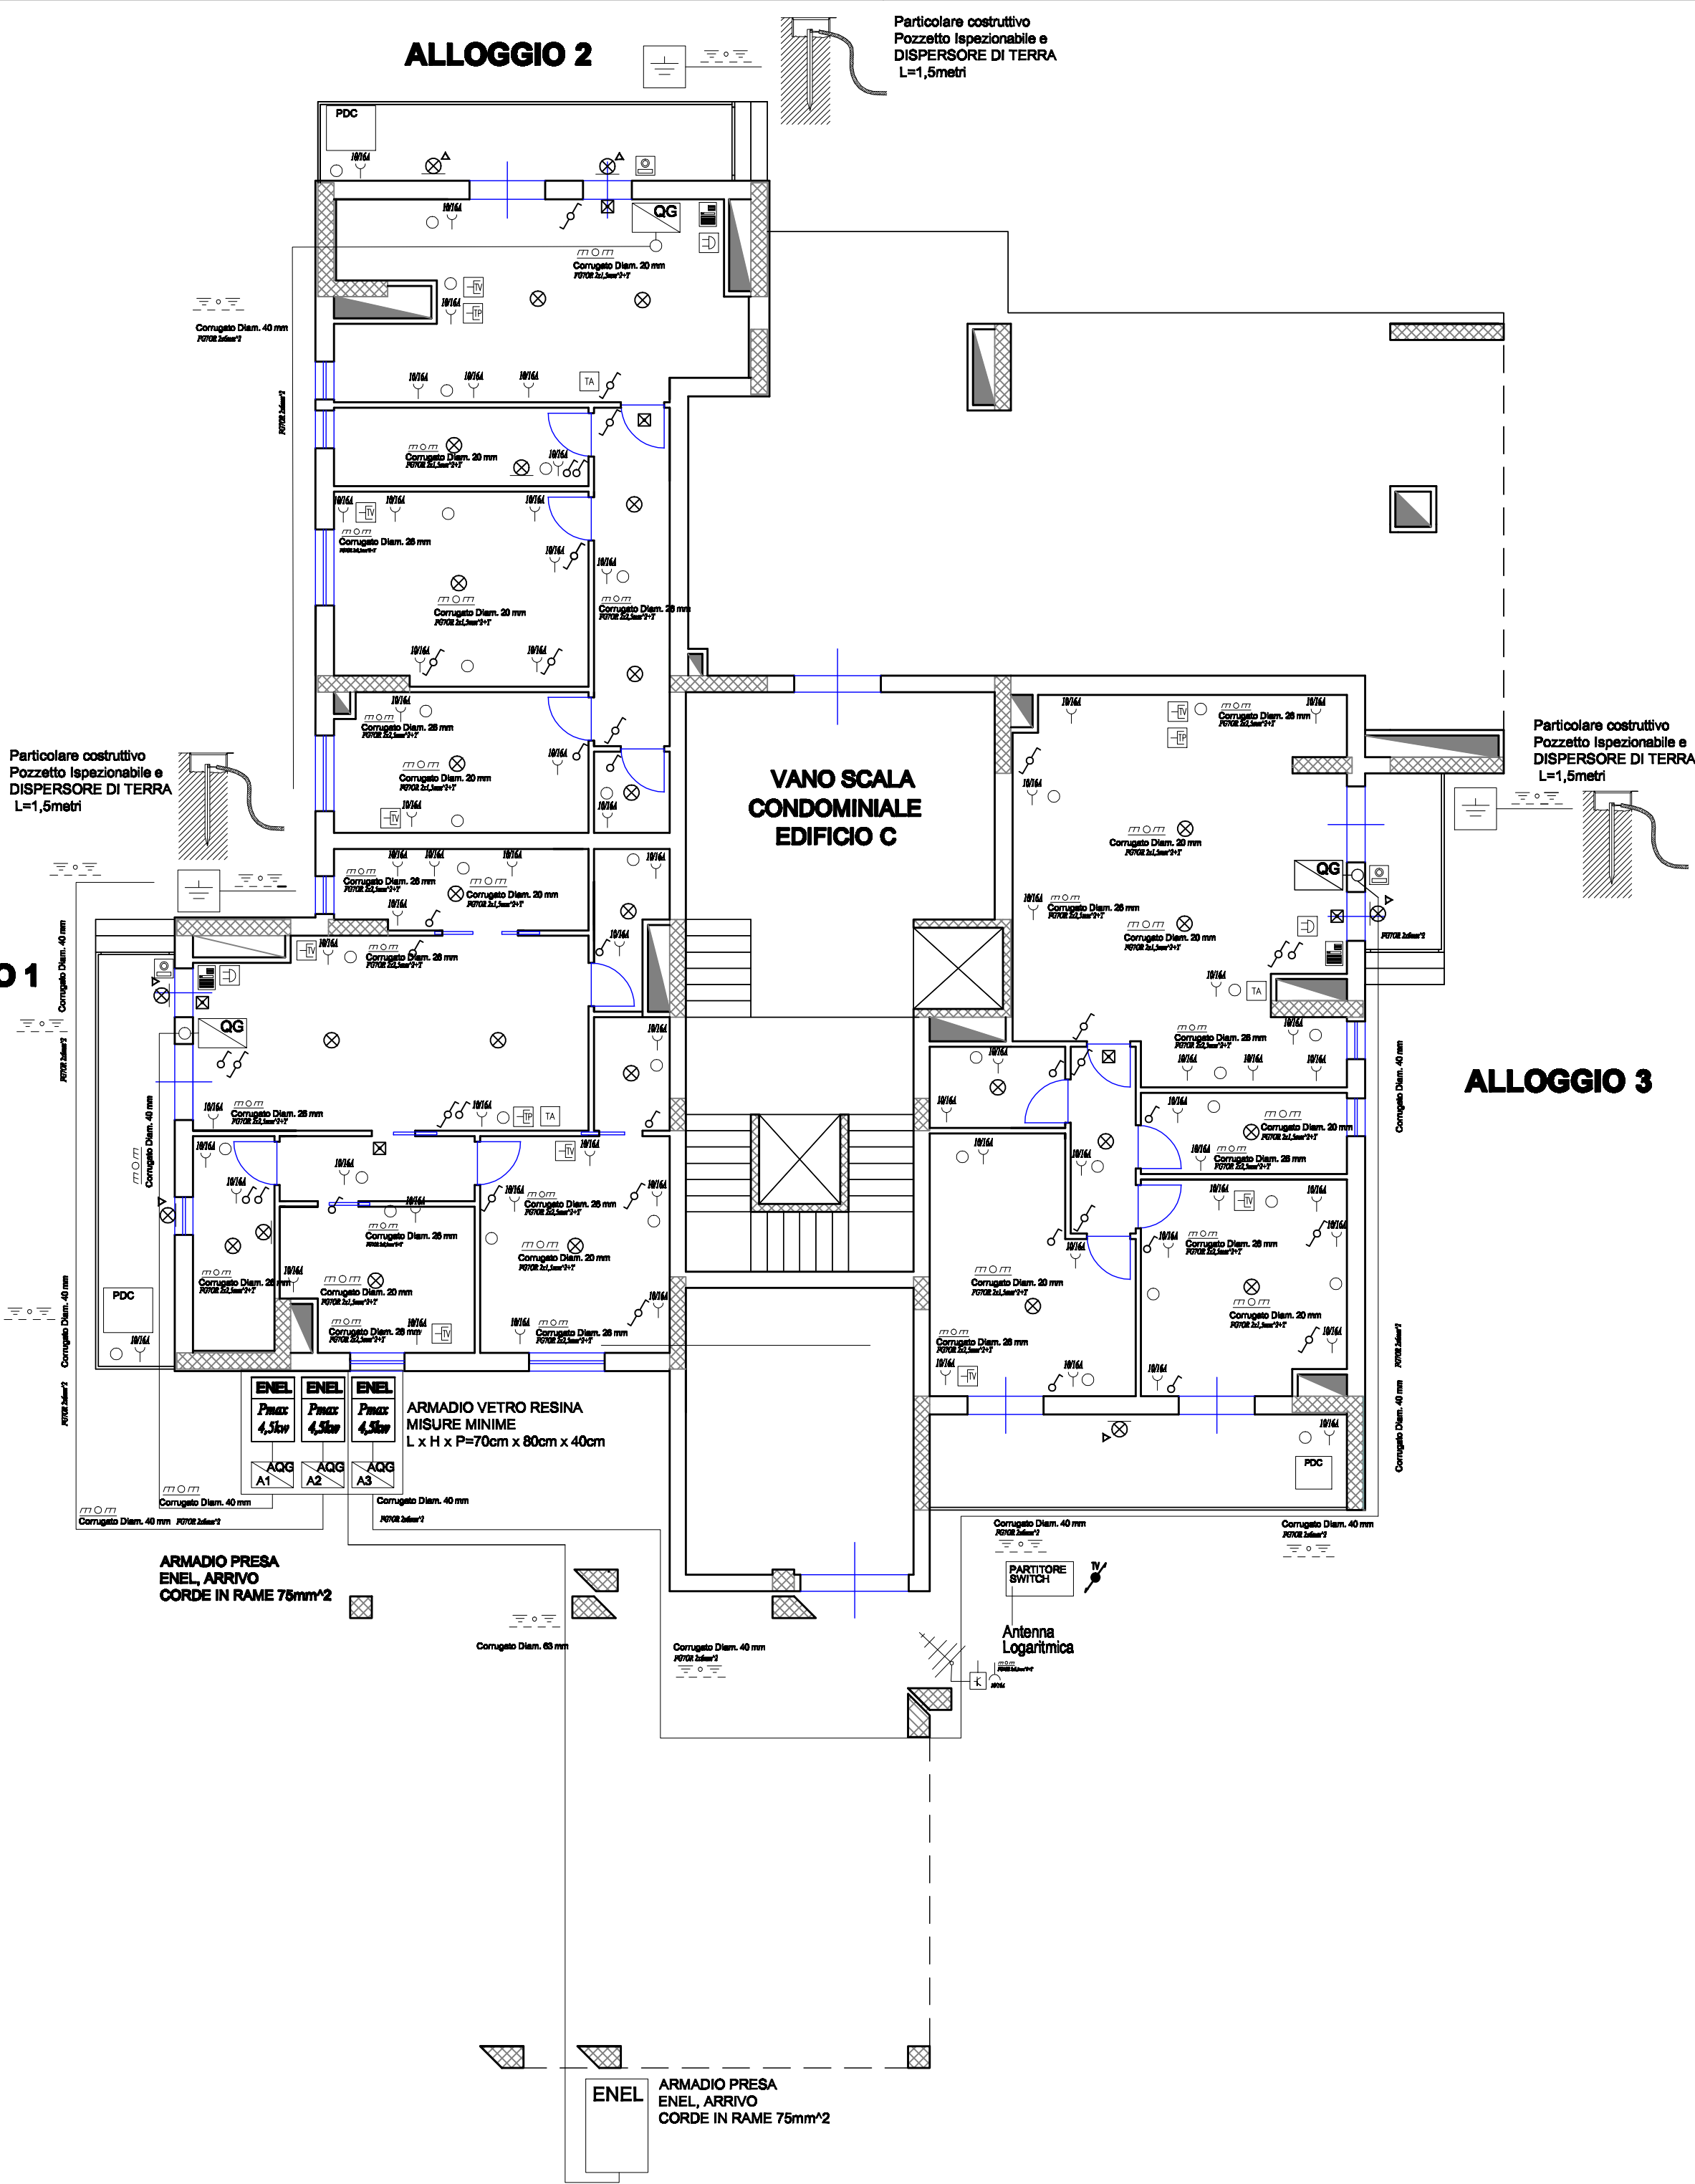

LEGENDA			
SIMBOLO	DESCRIZIONE		
	Montante impianto televisivo (terrestre + digitale)		Pulsante con targa portanome
	Montante impianto telefonico (n° 31 U.I.)		Suoneria campanella porta
	Lampada di emergenza da 11W, autonomia 3h		Ronzatore di chiamata WC
	Dispersore di terra		Termostato ambiente
	Interruttore unipolare		Presenza civile 2P+T bipasso 10/16A
	Interruttore bipolare		Presenza impianto televisivo
	Deviatore unipolare		Presenza linea telefonica
	Invertitore unipolare		Pulsante di emergenza
	Avanquadro elettrico sotto contatore ENEL		Punto luce a soffitto
	Quadro elettrico di distribuzione		Punto luce a parete
	Conduttura sotto traccia		Punto luce a parete a tenuta stagna IP54
	Pompa di calore per riscaldamento e ACS		Conduttura interrata
			Apparecchio citofonico