


FONDO DI SVILUPPO E COESIONE 2007-2013
Regione Puglia - "Settore Aree Urbane - Città"
Finanziamento: € 2.000.000,00
Finanziamento integrativo: € 600.000,00 (Economie rivenienti dalle Leggi 457/78, 67/88 e 179/92)

Realizzazione di n° 18 alloggi di edilizia residenziale pubblica nel Comune di San Giovanni Rotondo in Via Antonio Massa


Finanziamento complessivo: € 2.600.000,00

TIMBRO	IL RESPONSABILE UNICO DEL PROCEDIMENTO:	Ing. Vincenzo De Devittis (Dirigente del Settore Tecnico)
	I PROGETTISTI DELL'ARCHITETTONICO:	arch. Anna Maria Tomasulo u.o. Progettazione / Appalti geom. Pietro Lorusso u.o. Progettazione / Appalti
	IL PROGETTISTA DELLE STRUTTURE E DEGLI IMPIANTI TECNOLOGICI:	arch. Antonio Palma Via P. Cascaville n. 2 - 71013 San Giovanni Rotondo


TAVOLA	TITOLO		SCALA
Idf02	Progetto: Planimetria Impianto Fognante Planimetria Rete Distribuzione Gas		Varie
			DATA
AGGIORNAMENTI	L'IMPRESA	IL DIRETTORE DEI LAVORI	
RIF.			

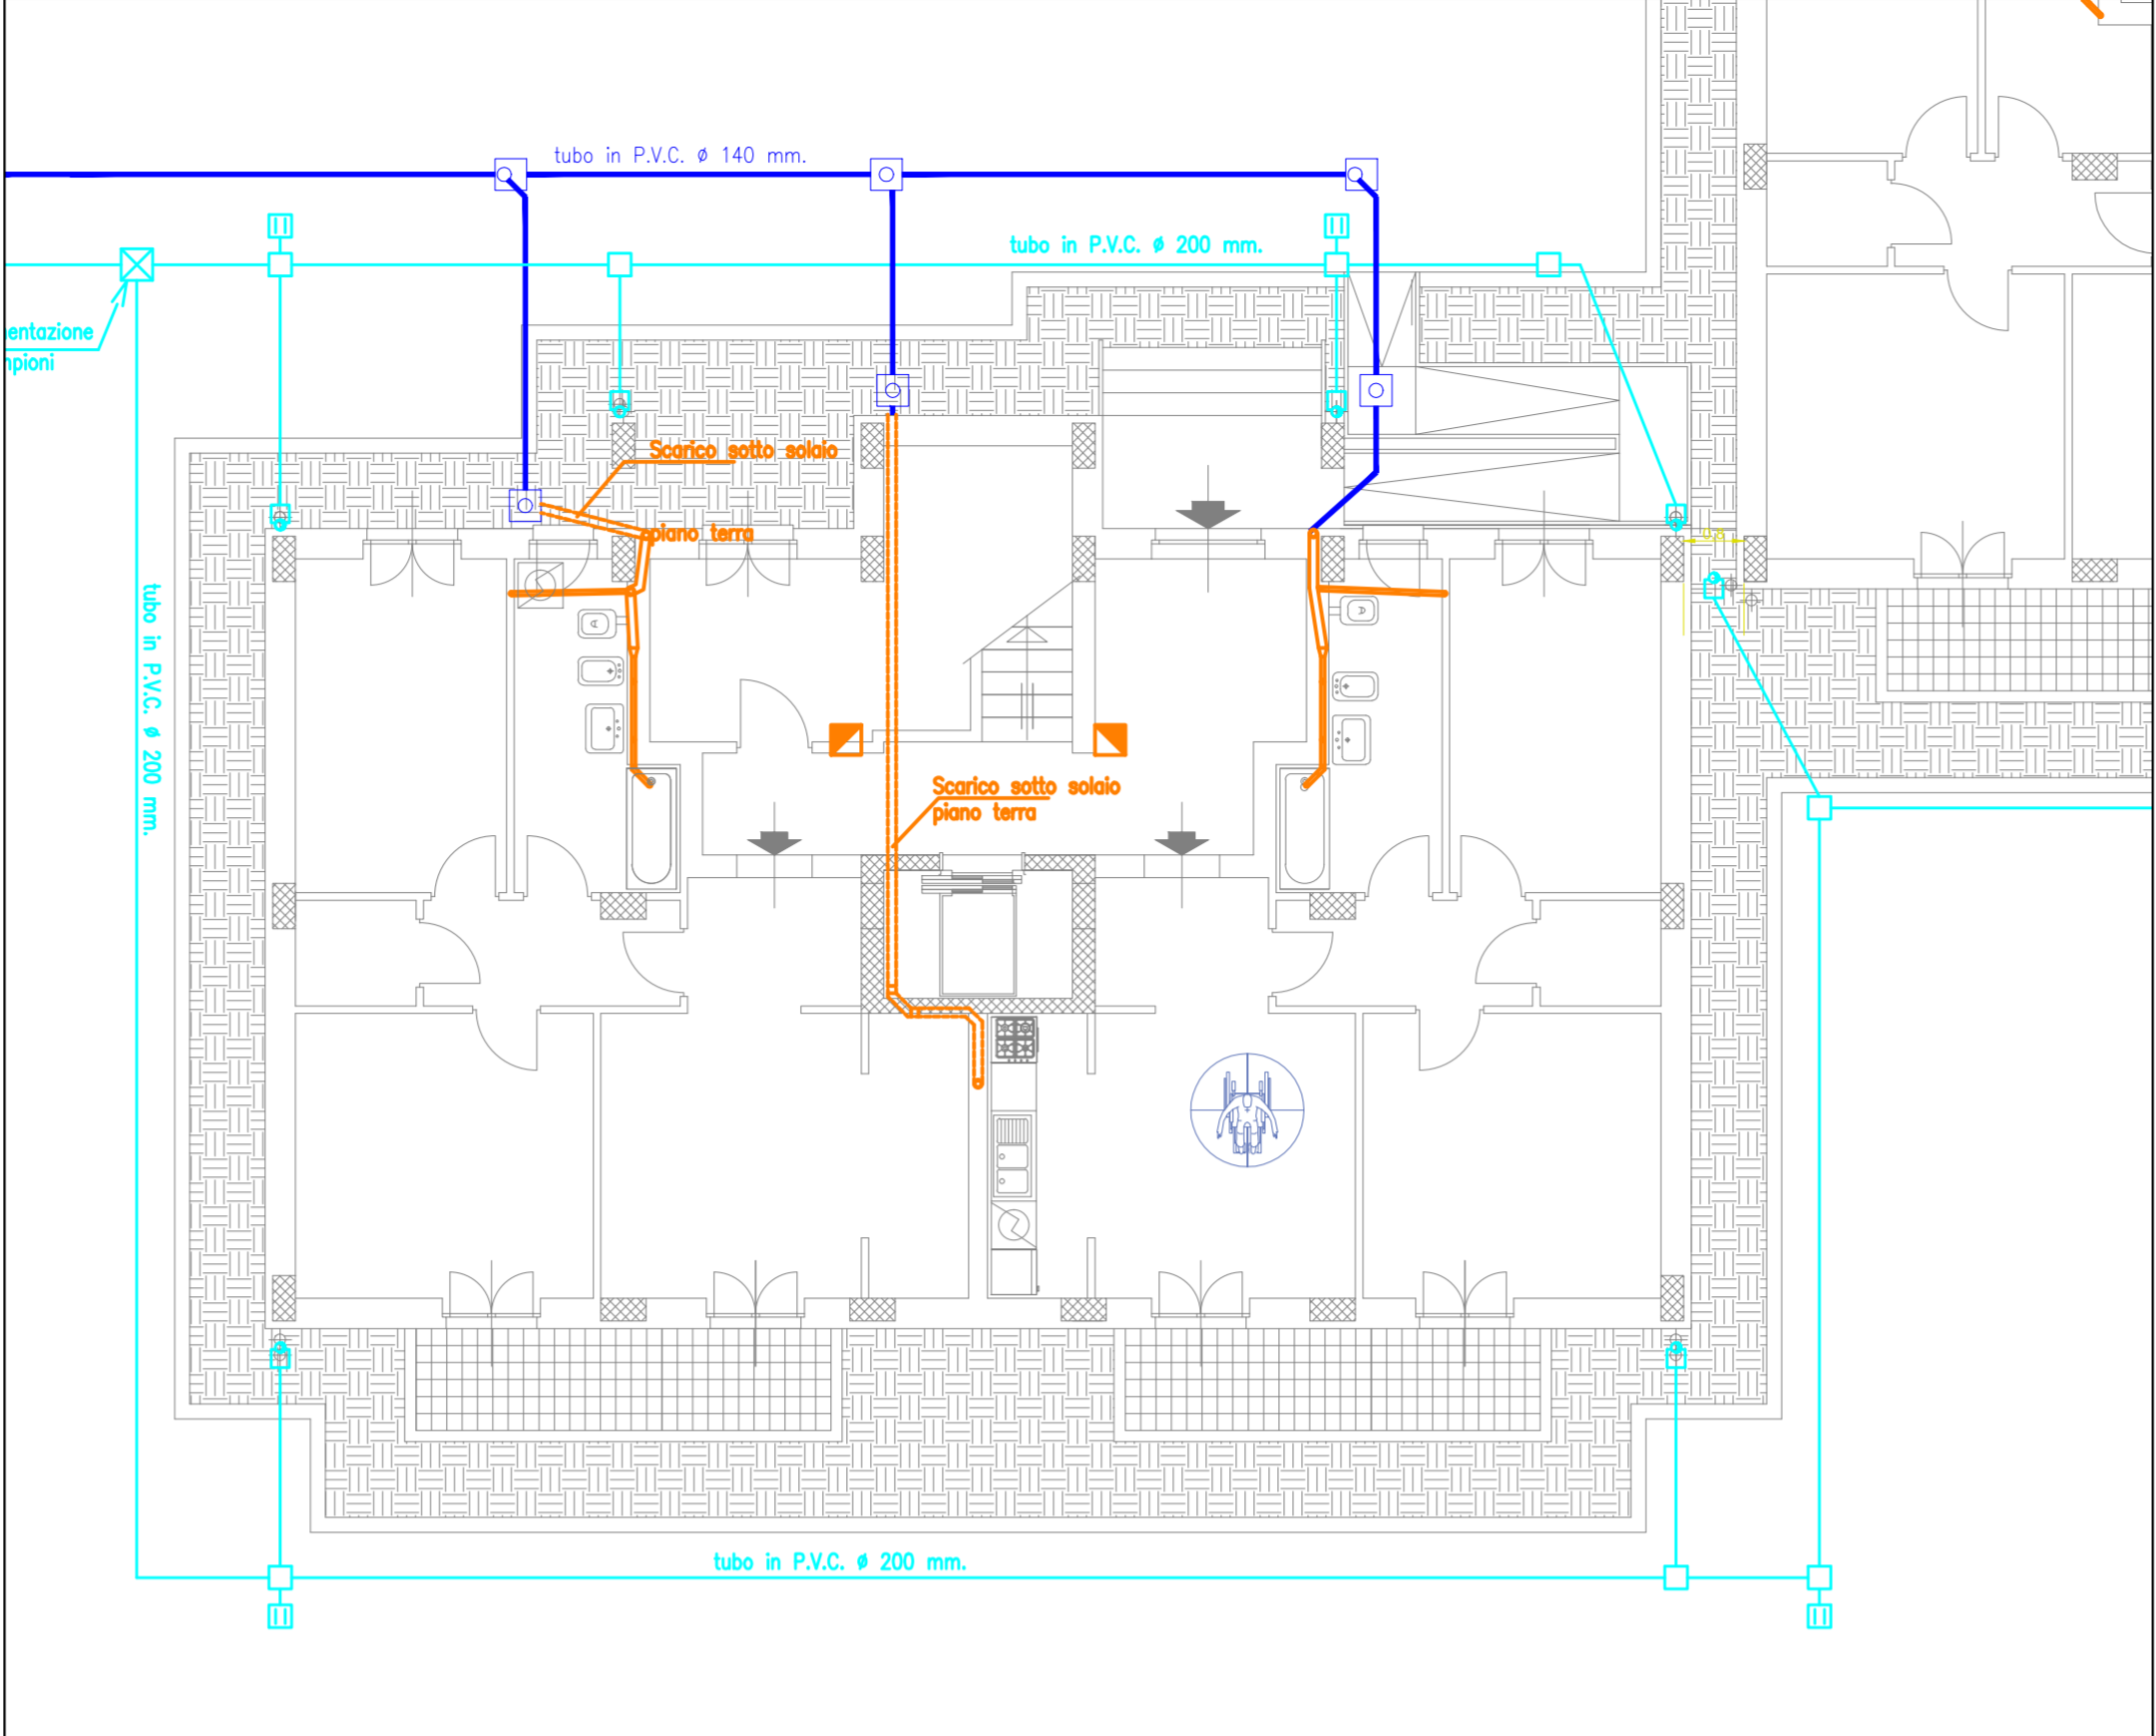


Pianta Tipo Piano Terra scala 1:100

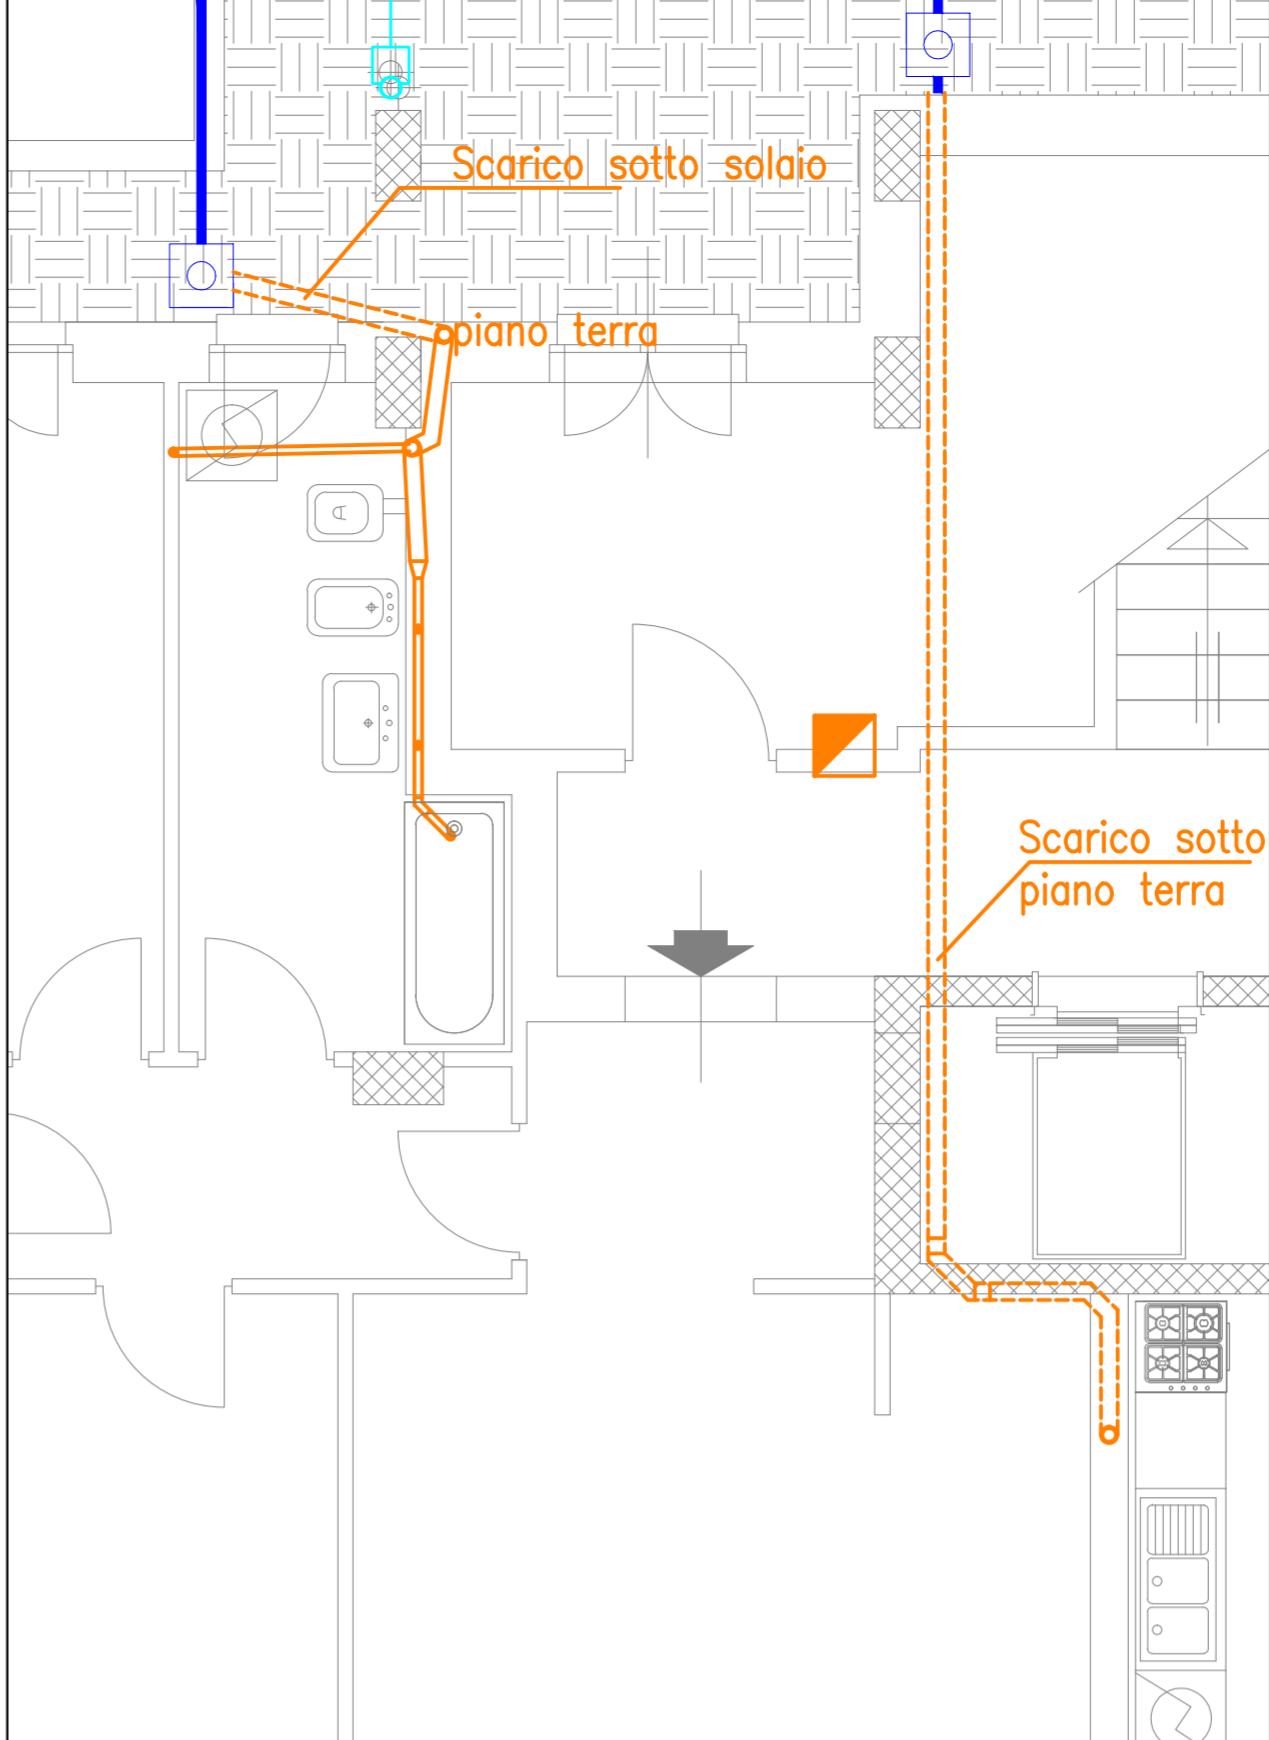


Particolare Bagno e Cucina Pianta Piano Terra scala 1:50

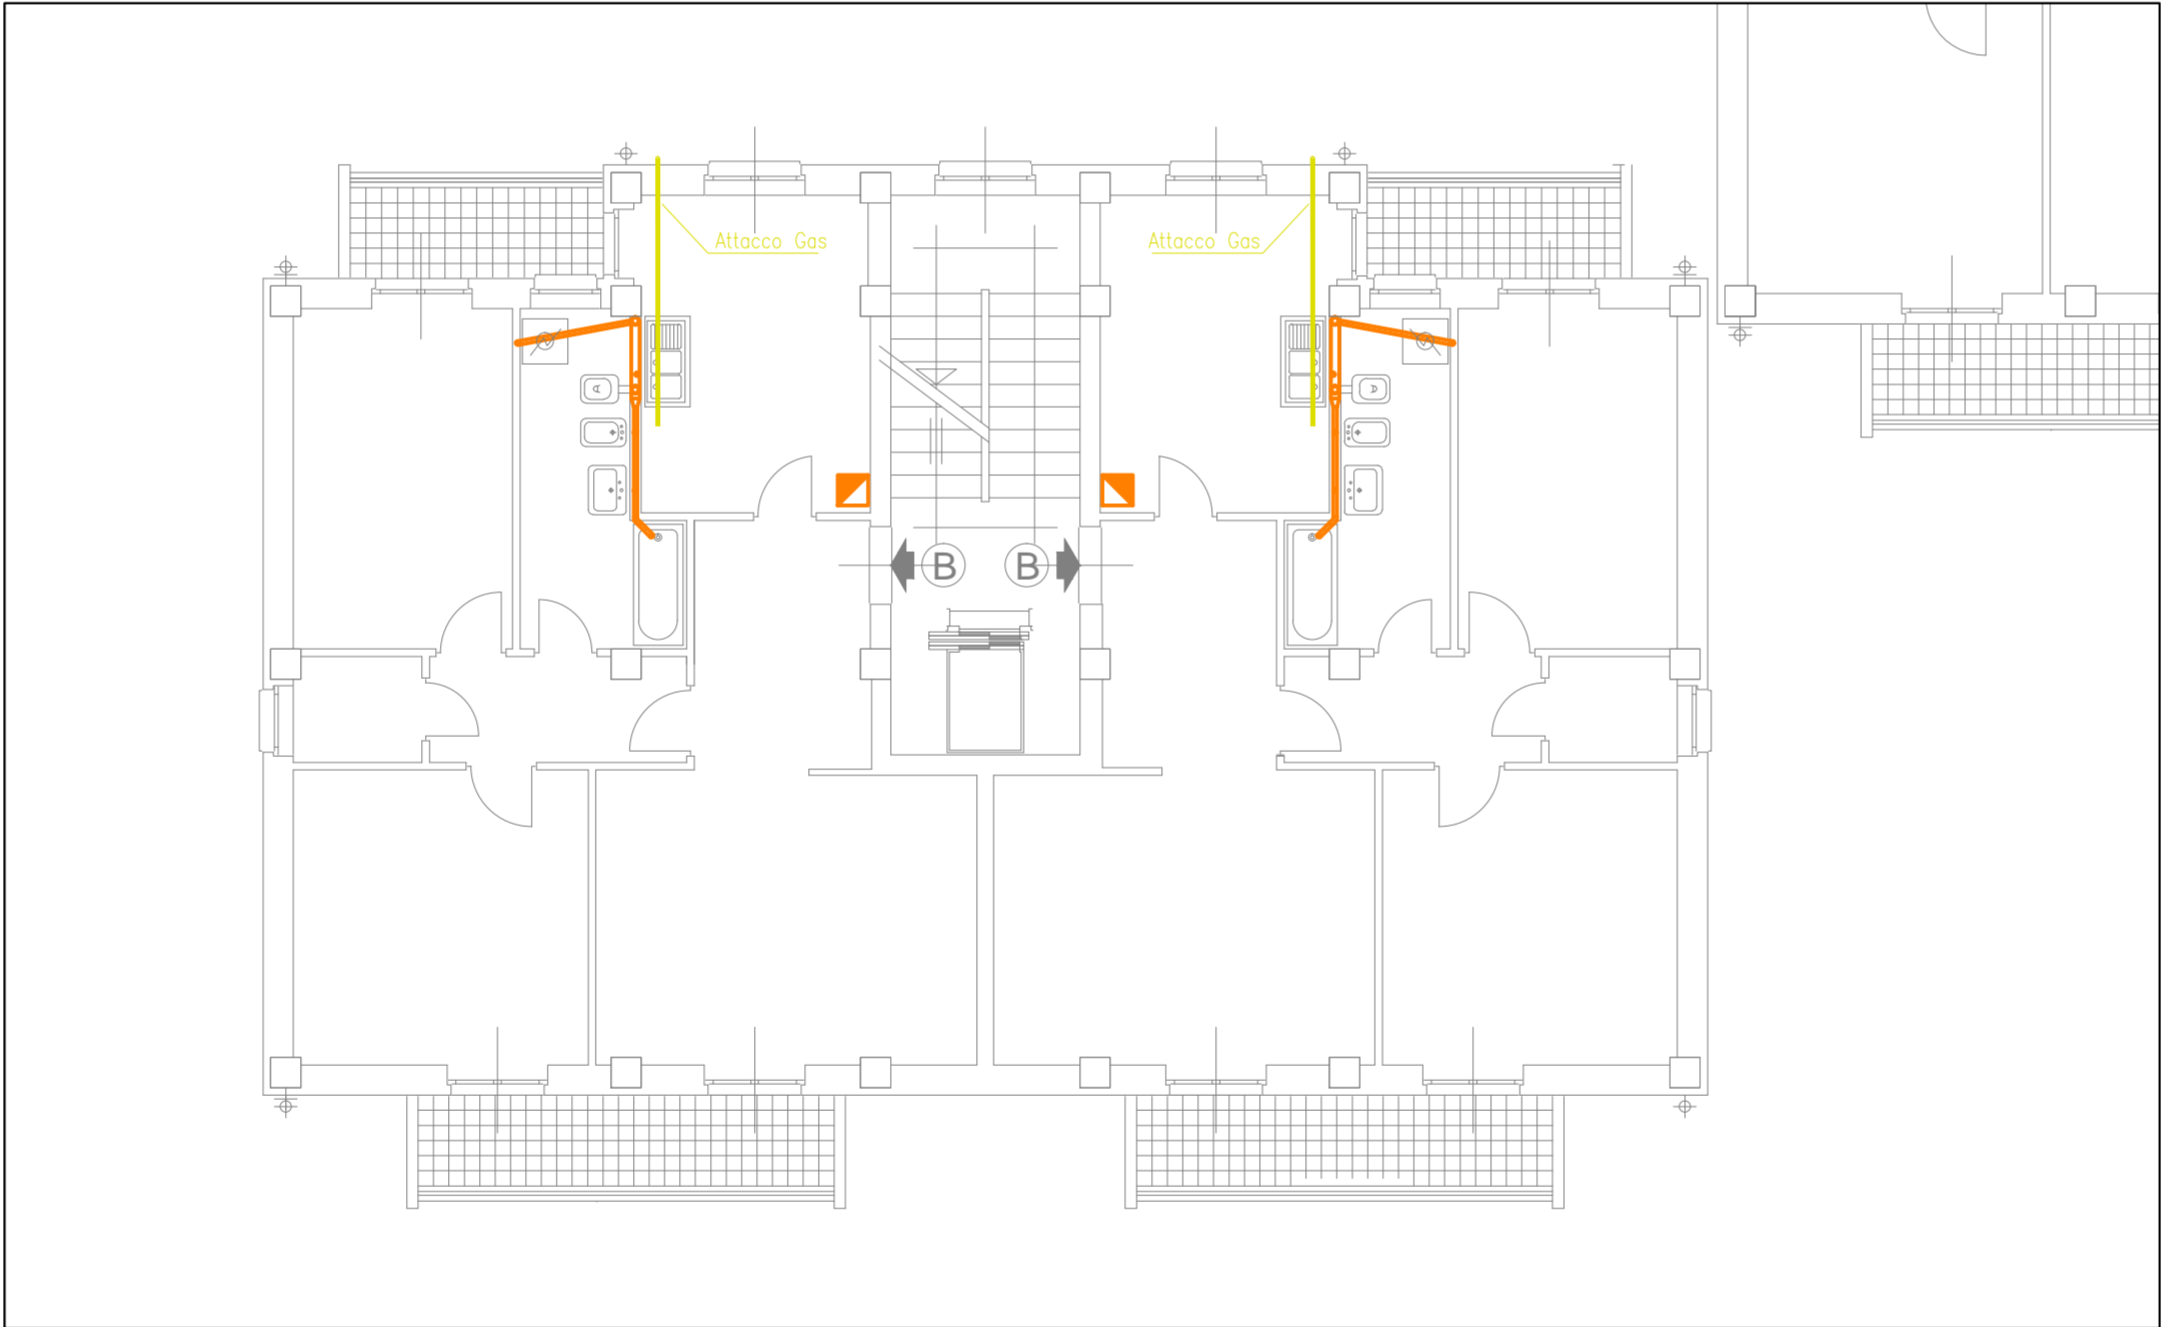


Pianta Tipo Piano Primo/Secondo scala 1:100

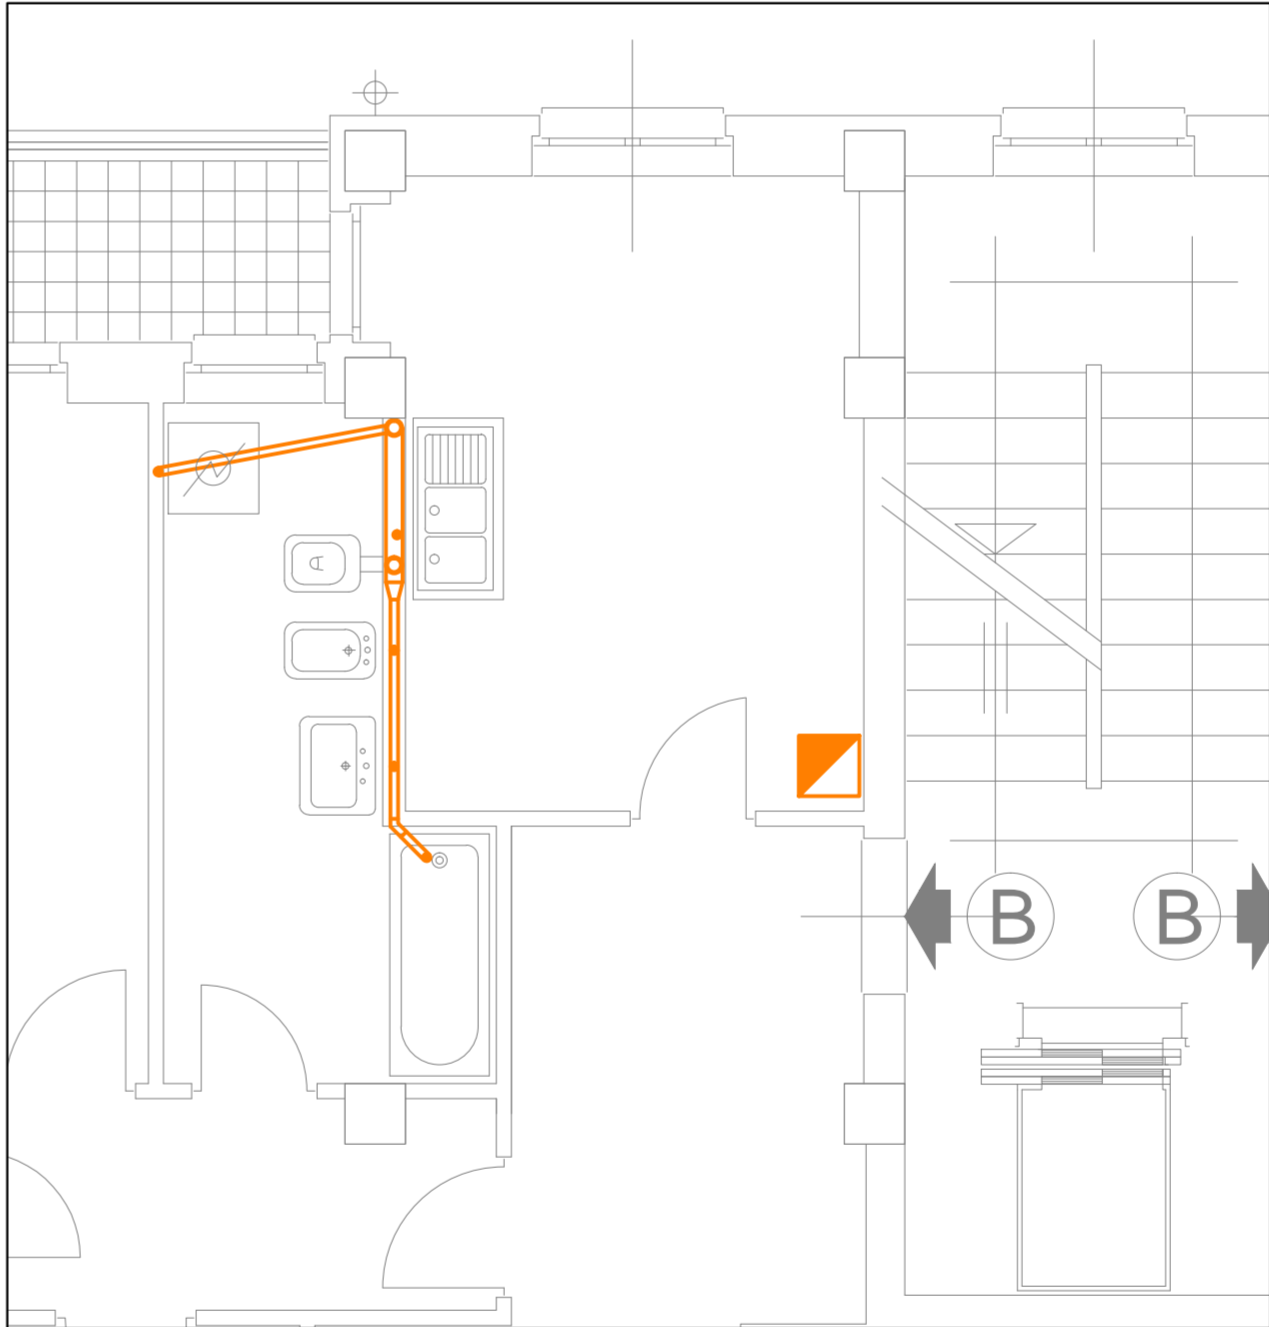

Particolare Bagno e Cucina Pianta Primo / Secondo Piano scala 1:50

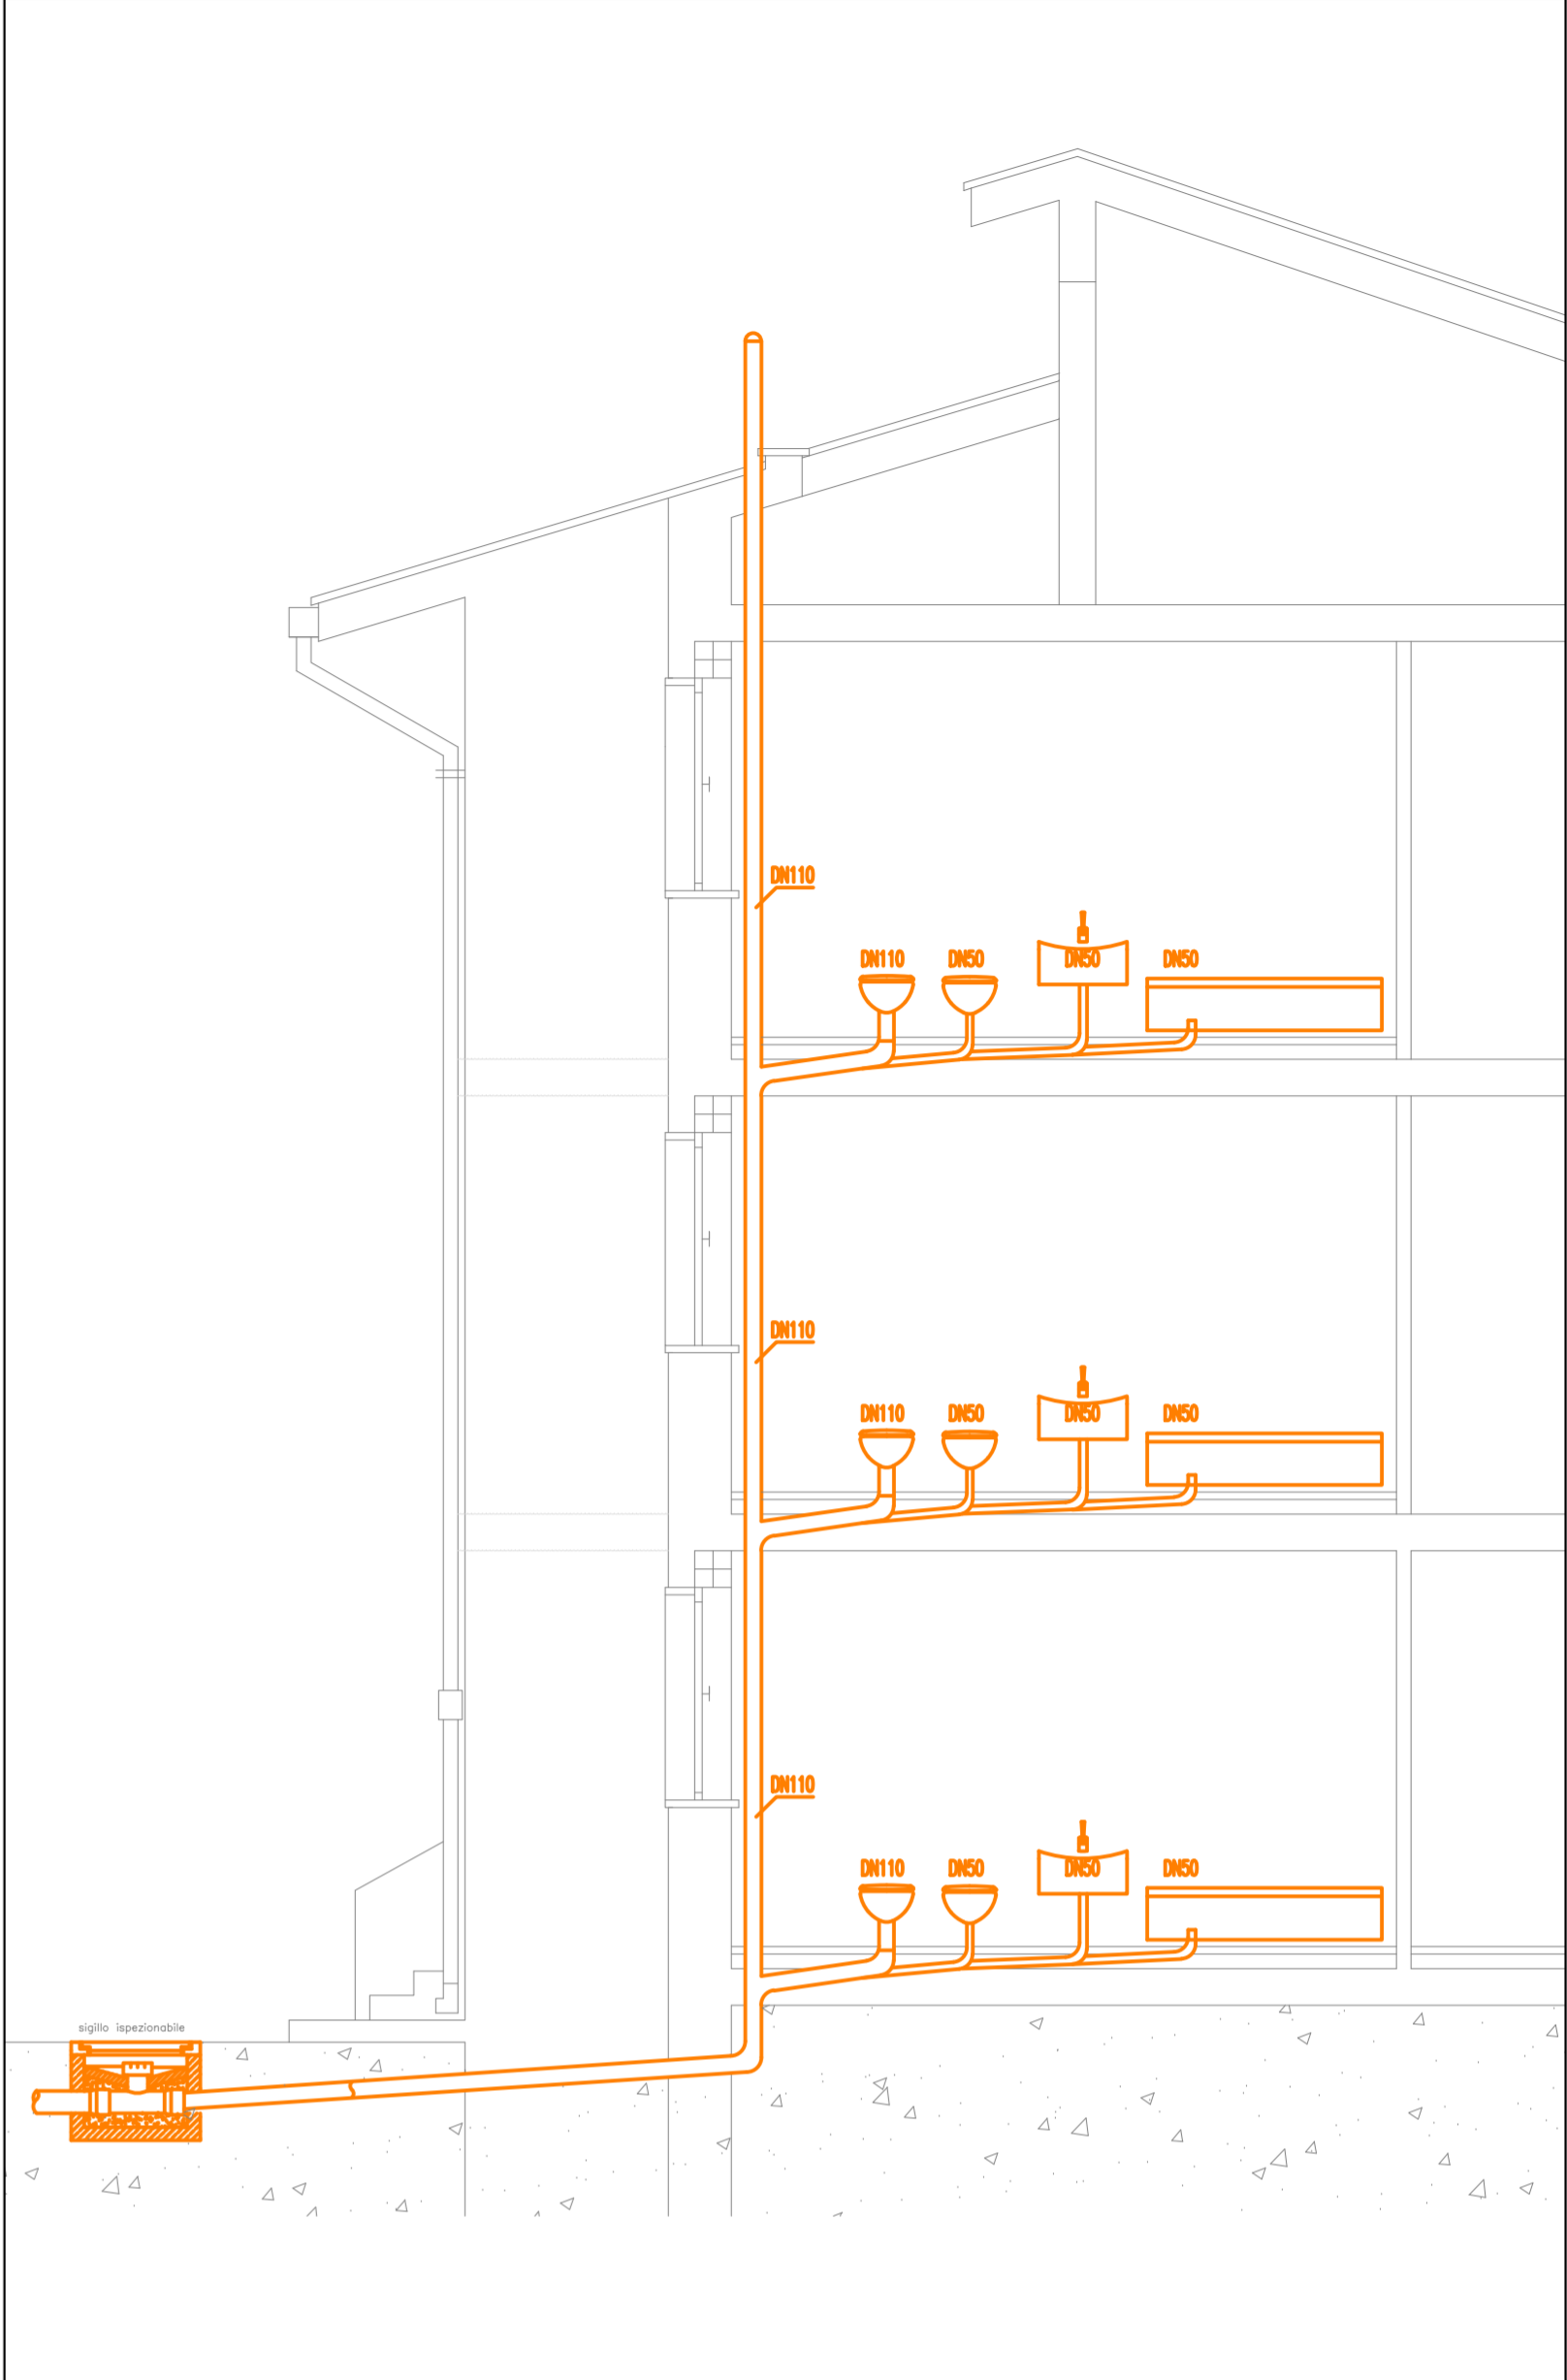

Impianto di Scarico con Ventilazione Primaria scala 1:50

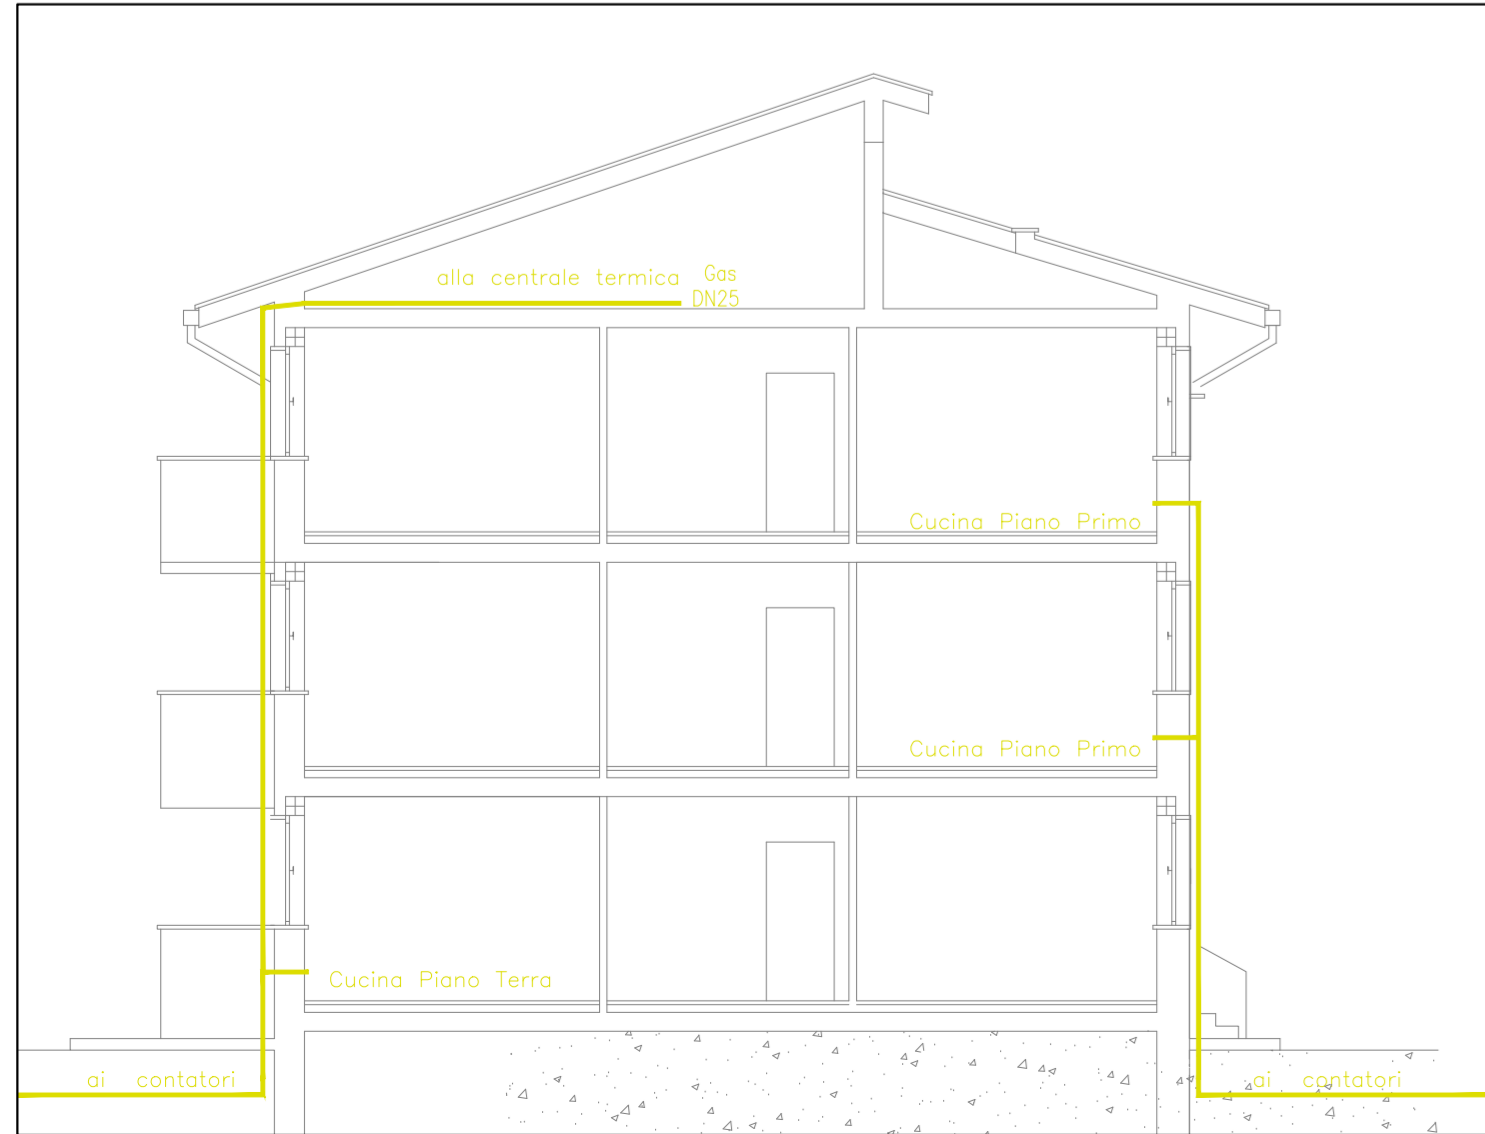

Sezione tipo Impianto rete distribuzione Gas



Prospetto tipo Impianto rete distribuzione Gas



Prospetto tipo Impianto rete distribuzione Gas