




PIANTA PIANO RIALZATO

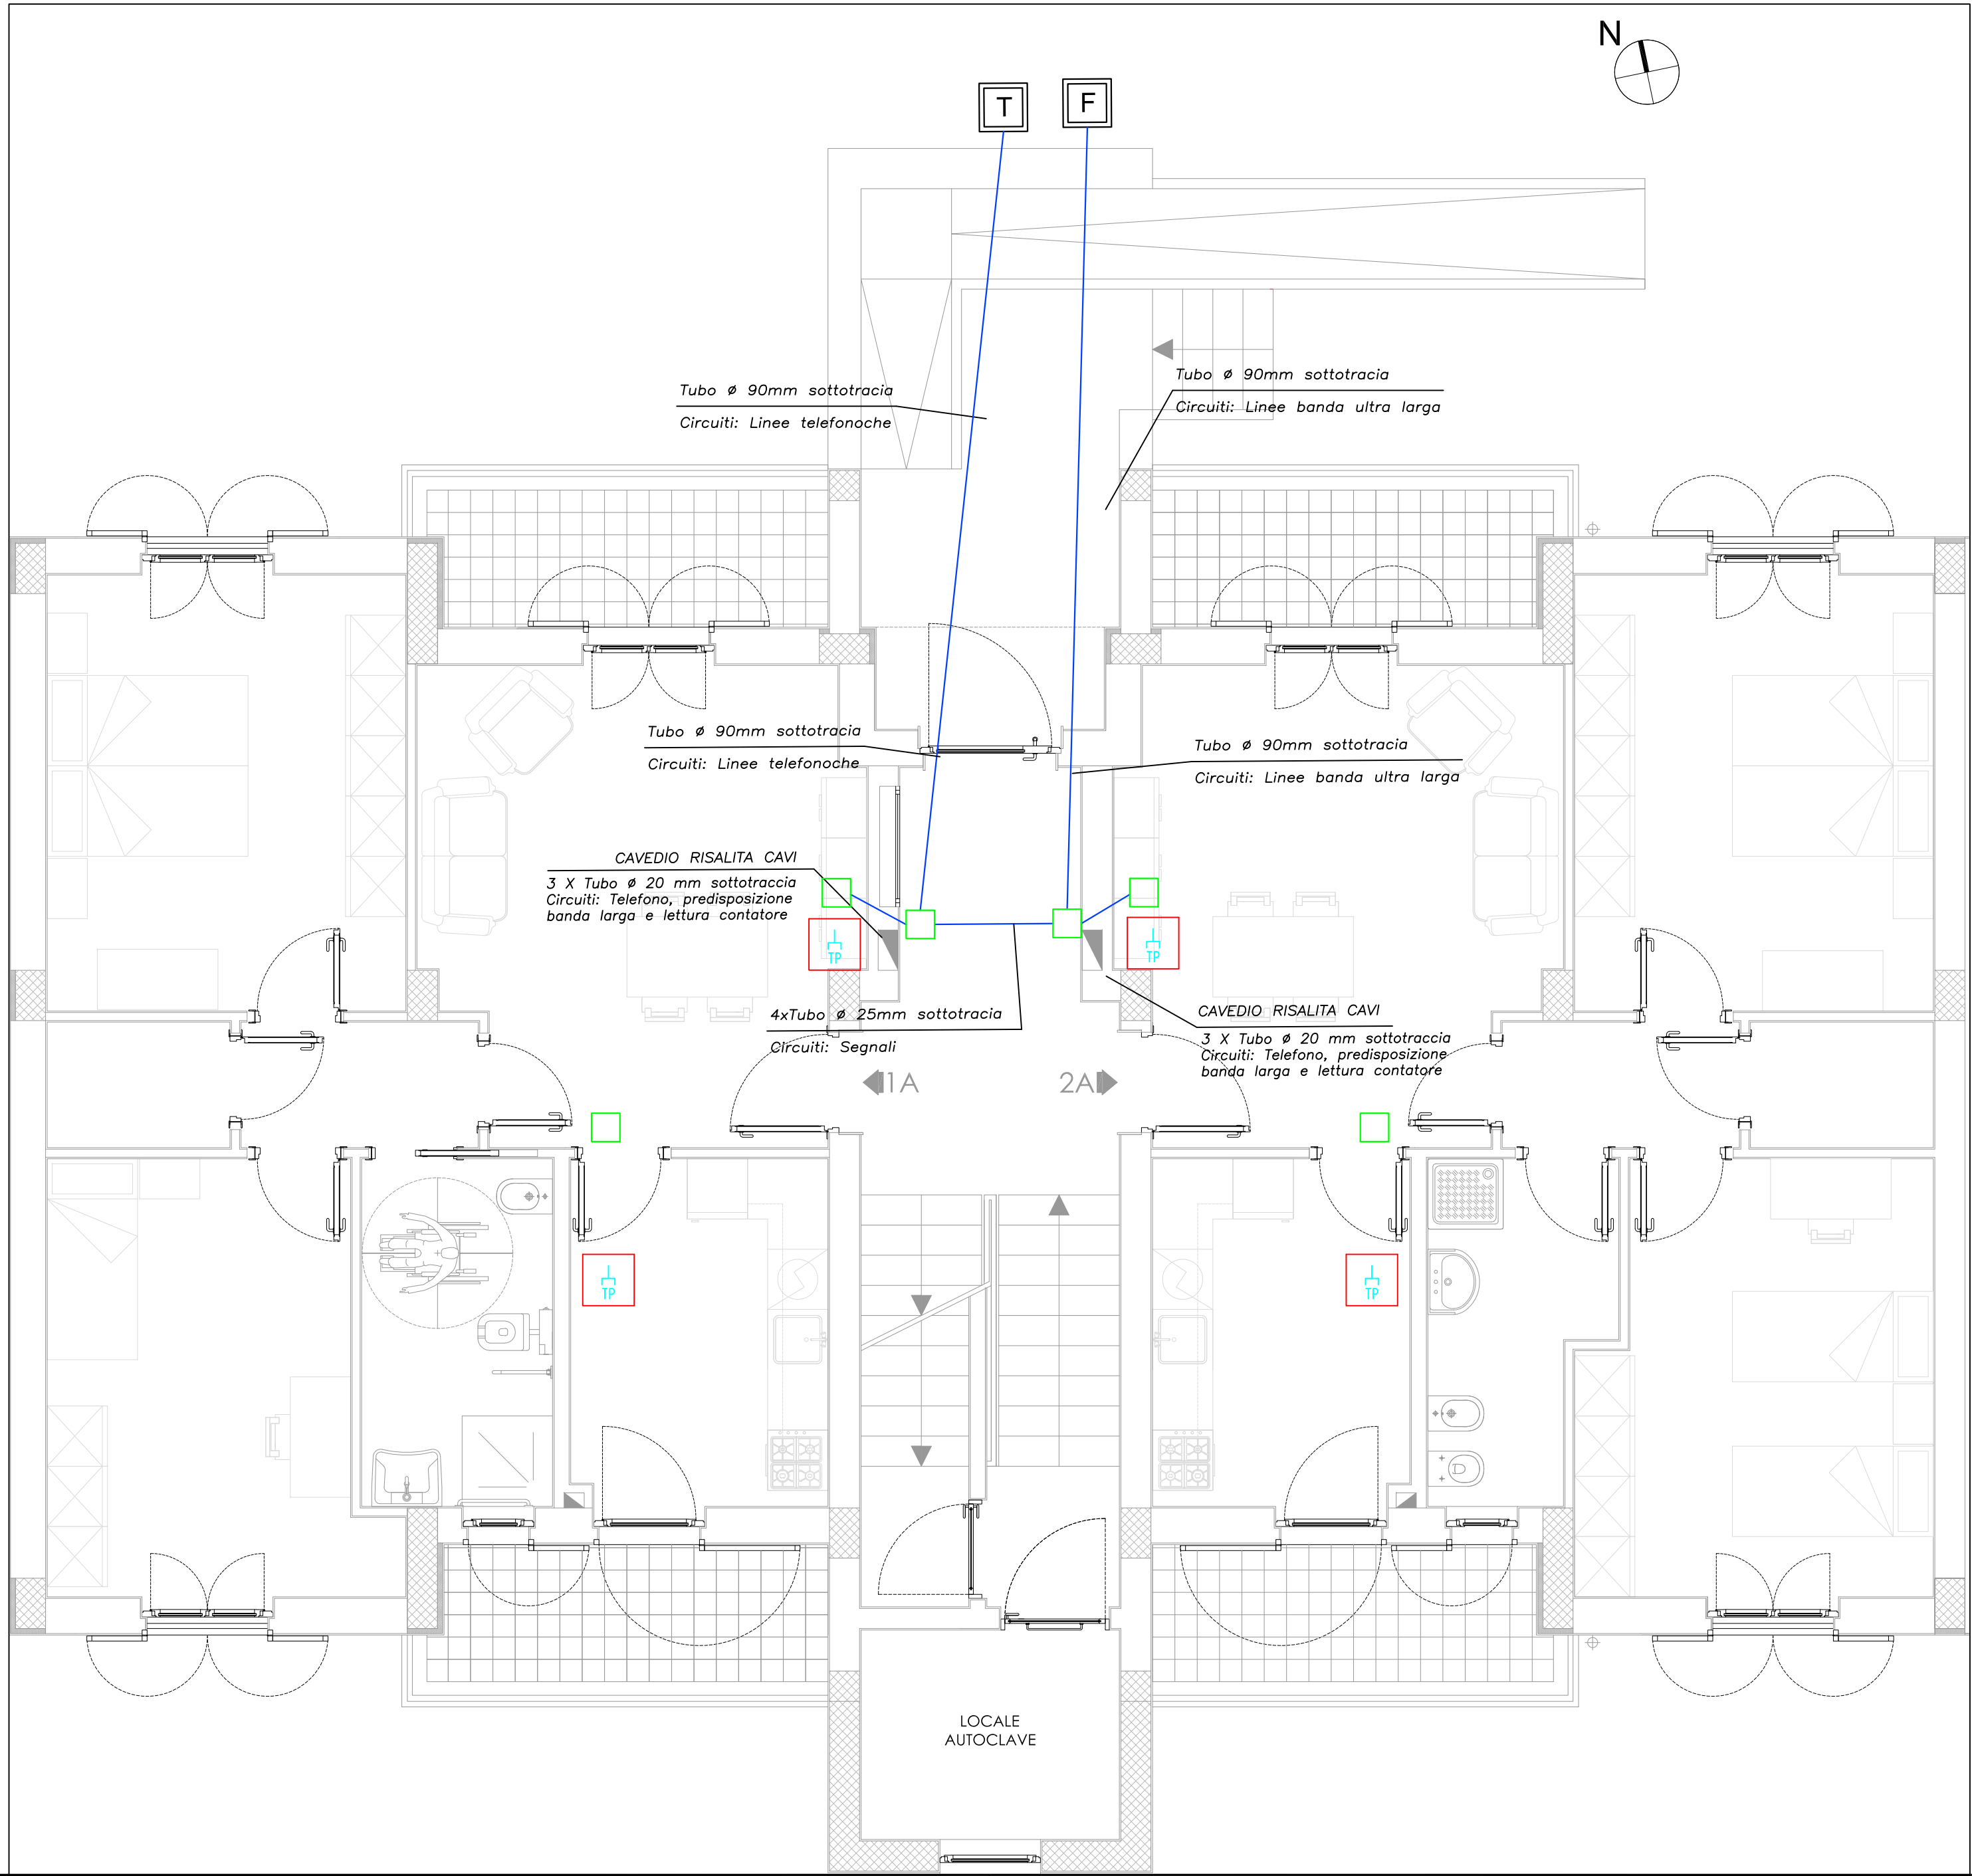

PIANTA PIANO PRIMO

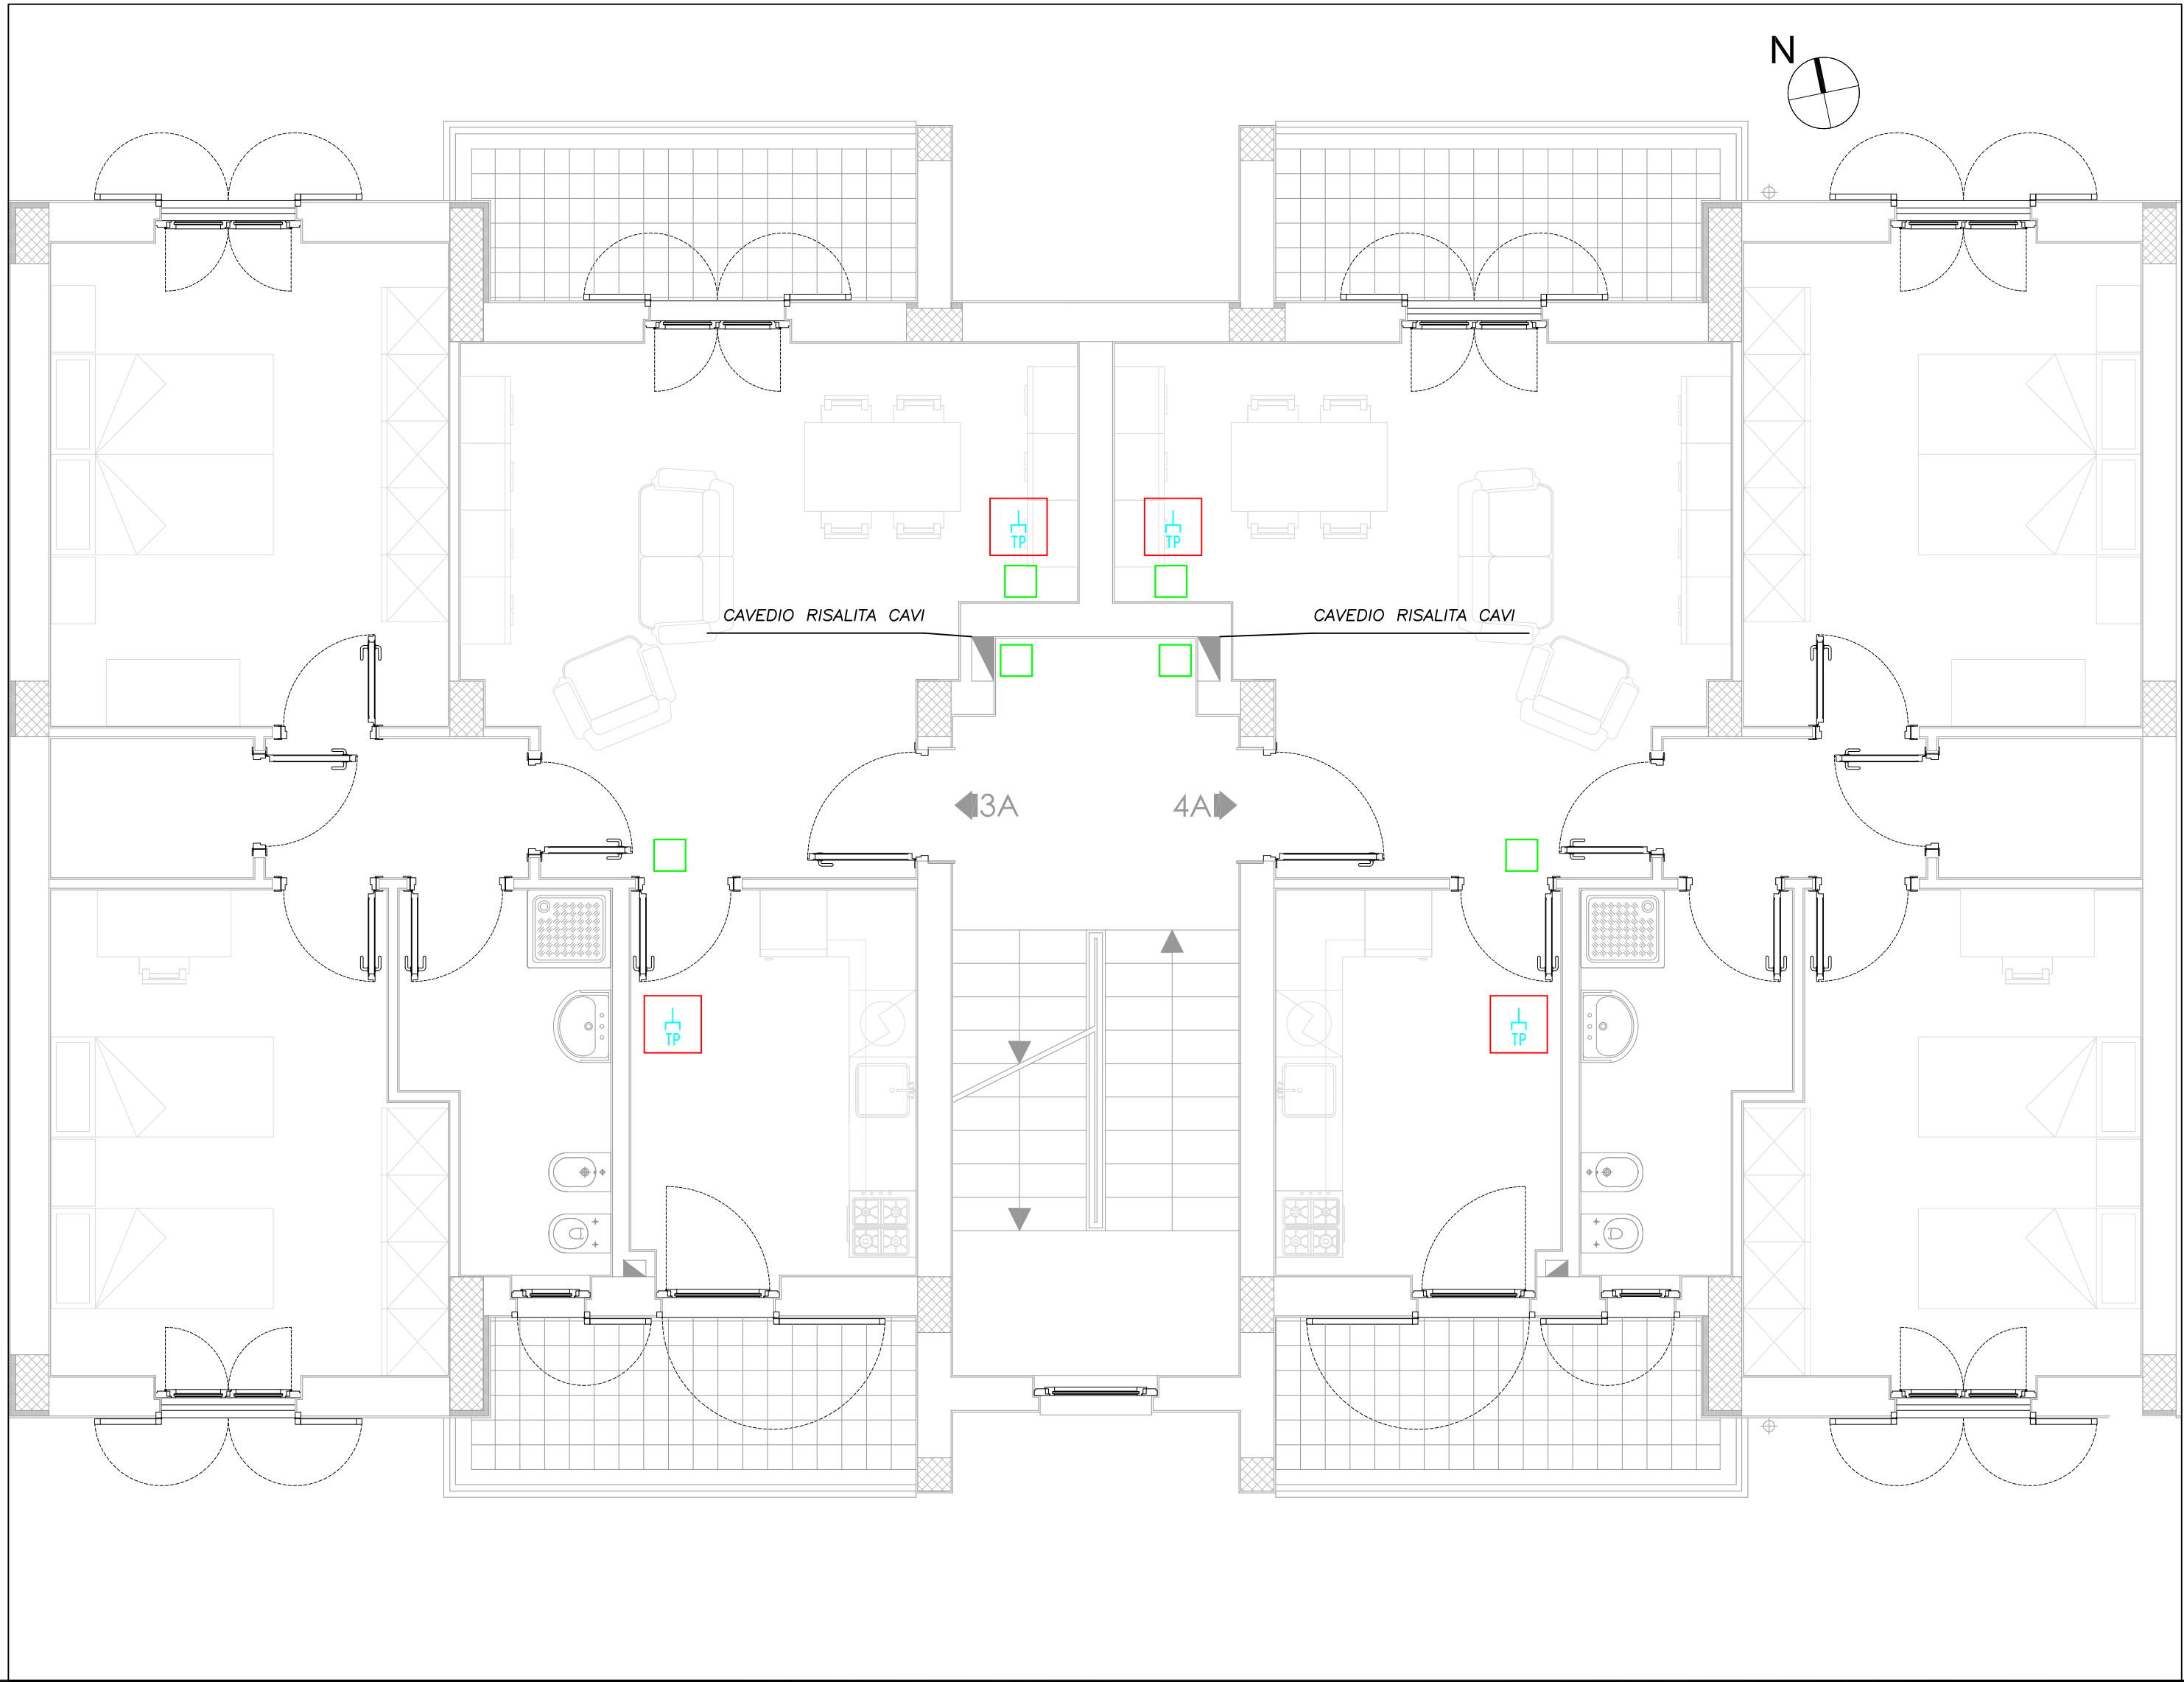

KEYPLAN

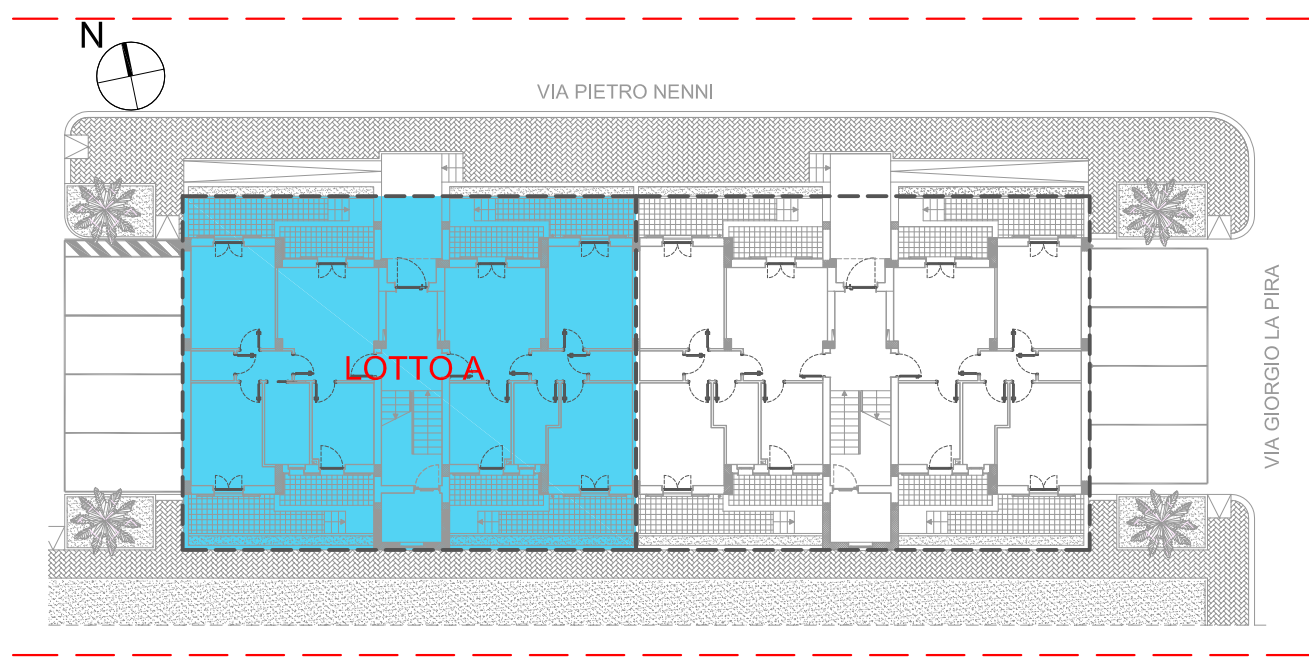

Legenda impianto telefonico e banda larga

Simbolo	Descrizione
	Presa per telefono (connettore RJ45)
	Cassetta di derivazione in PVC da incasso
	Pozzetto in calcestruzzo 500x500x500 mm per impianto telefonico
	Pozzetto in calcestruzzo 500x500x500 mm per banda larga
	Tubazione sottotraccia

ARCA CAPITANATA
AGENZIA REGIONALE per la CASA e l'ABITARE

FONDO DI SVILUPPO E COESIONE 2007-2013
Regione Puglia - "Settore Aree Urbane - Città"

Realizzazione di n° 8 alloggi di edilizia residenziale pubblica nel Comune di
TRINITAPOLI (BT) in Via Pietro Nenni
Finanziamento: € 1.200.000,00

TIMBRO	IL PROGETTISTA ARCHITETTONICO (u.o. progettazione / appalti) Ing. Antonio Verrastro	IL RESPONSABILE UNICO DEL PROCEDIMENTO E VERIFICATORE DEL PROGETTO (resp. u.o. progettazione / appalti) arch. Anna Maria Tomasulo
	IL PROGETTISTA DELLE STRUTTURE E DEGLI IMPIANTI TECNOLOGICI ing. Antonio Falcone	IL DIRETTORE ARCA Capitanata (dirigente del Settore Tecnico) ing. Vincenzo De Devitis

TAVOLA E.07.a	TITOLO Impianti speciali - Impianto telefonico e banda larga- LOTTO A	SCALA 1:50
AGGIORNAMENTI	L'IMPRESA	IL DIRETTORE DEI LAVORI
RIF.		